



**RIFERIMENTO:**

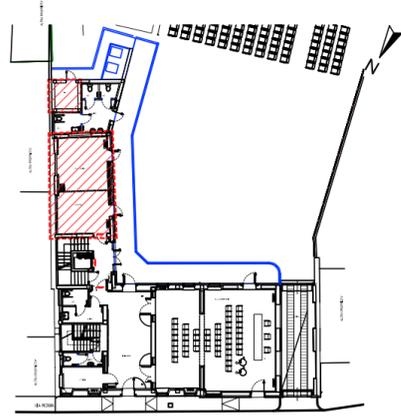

**LEGENDA:**

-  VENTILCONVETTORE A PAVIMENTO / PARETE ("T.VPn") (art. IM.C02)
-  VENTILCONVETTORE CANALIZZABILE A SOFFITTO (art. IM.C03)
-  CANALE DI MANDATA FeZn 600x120 mm (art. IM.C03)
-  BOCCHETTA MANDATA DOPPIE ALETTE 200x80 (art. IM.C03)
-  GRIGLIA RIPRESA COME BOCCA DELL'UNITA' (art. IM.C03)
-  TERMOSTATO AMBIENTE (art. IM.C04)

ALTRA PROPRIETA'

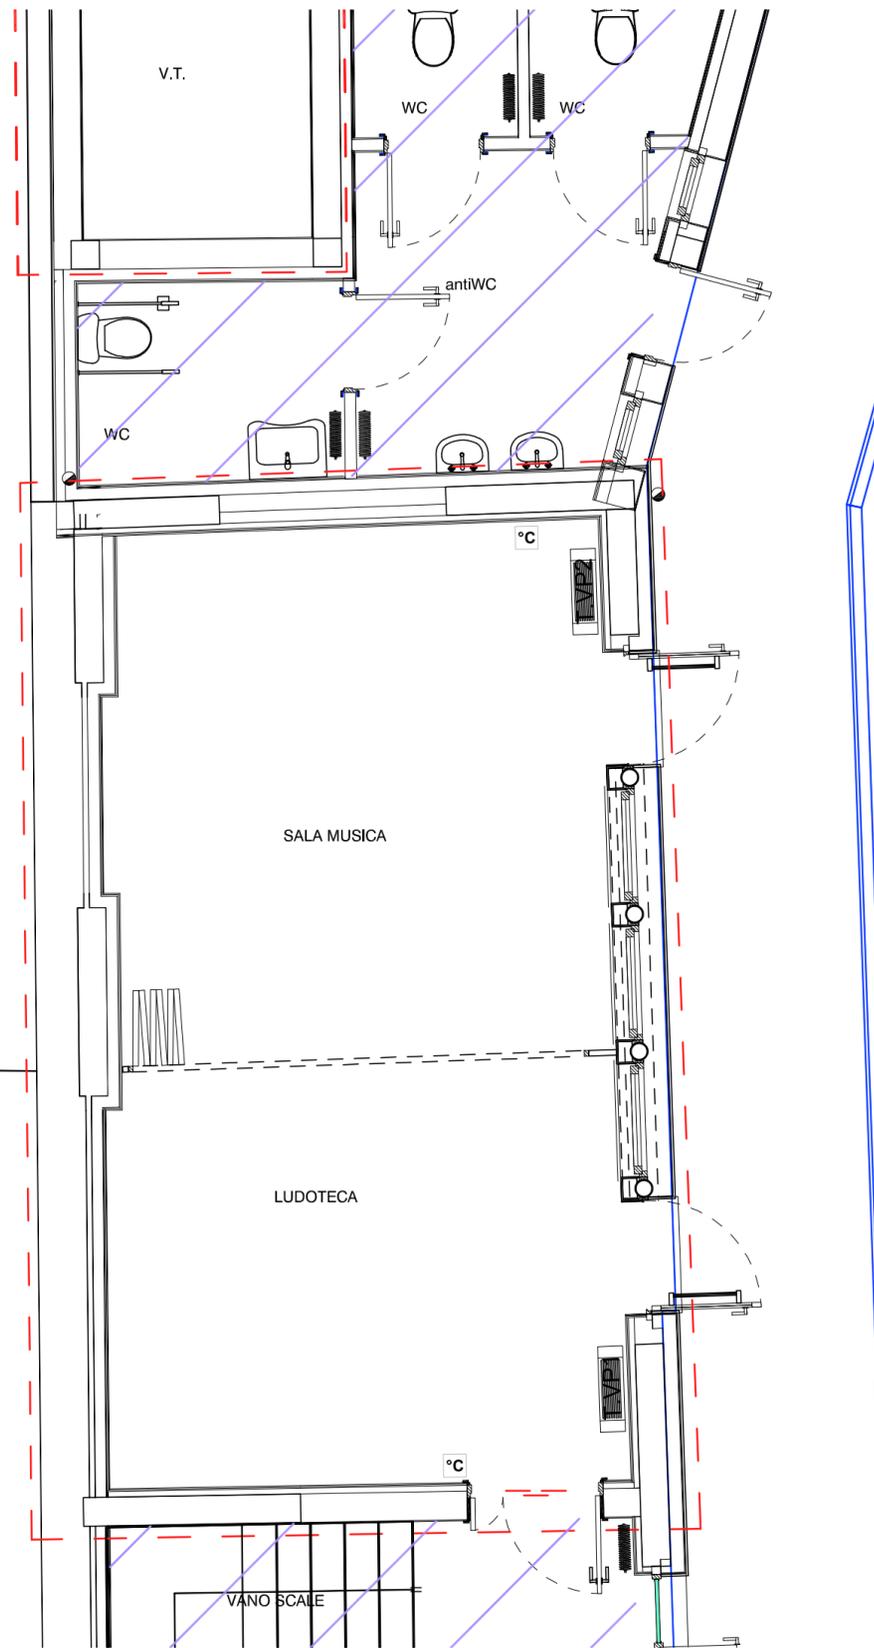

**PROGETTO : DEFINITIVO**

**LAVORI DI RISTRUTTURAZIONE DELL' EX MUNICIPIO, PER LA REALIZZAZIONE DELLA BIBLIOTECA COMUNALE E DI SALE CIVICHE.**

**3° LOTTO**

ELABORATI:

**IMPIANTI MECCANICI**  
**Pianta piano Terra**

PROGETTO ARCHITETTONICO  
COORDINATORE DELLA SICUREZZA IN FASE PROGETTUALE

GEOM. IVO FACHIN  
VIA CICOGNA 33 - 33100 UDINE

PROGETTO IMPIANTI

dott. ing. Pierluigi Da Col  
**STUDIO ENERGIE srl**  
Ingegneria Energetica ed Impiantistica  
33100 Udine • viale Duodo, 74 • tel 0432.530561  
studioenergie@libero.it • studioenergie@legalmail.it

RESPONSABILE UNICO DEL PROCEDIMENTO  
GEOM. GIANNI REGENI

IL DIRETTORE DEI LAVORI

scala :  
1:50

cod. file :

data emissione :

GIUGNO 2020

REV.	DATA	DESCRIZIONE

REGIONE AUTONOMA  
FRIULI VENEZIA  
GIULIA  
PROVINCIA DI UDINE

COMUNE di TALMASSONS



TAVOLA

**IM.2**