


RIFERIMENTO:

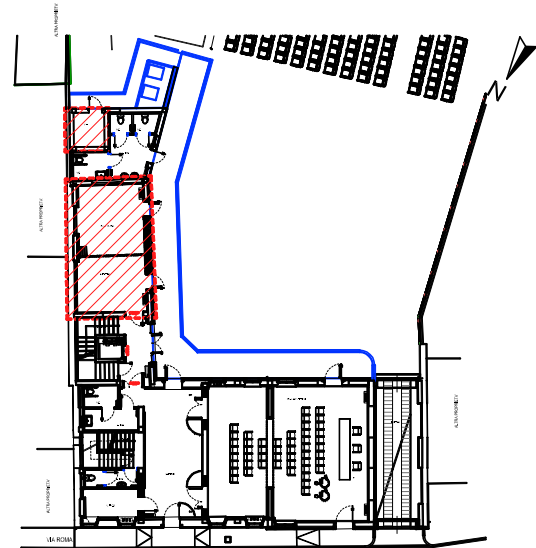


LEGENDA:



- RIVELATORE INCENDIO PUNTUALE (art. IE.S01)
- RIVELATORE INCENDIO A BARRIERA (art. IE.S02)
- PULSANTE MANUALE ALLARME INCENDIO (art. IE.S03)
- AVVISATORE OTTICO-ACUSTICO ALLARME INCENDIO (art. IE.S04)
- ELETTROMAGNETE ANTA PORTA REI "NA" (art. IE.S05)
- PUNTO VUOTO SENSORE STATO APERTURA SERRAMENTO (art. IE.S06)

ALTRA PROPRIETA'

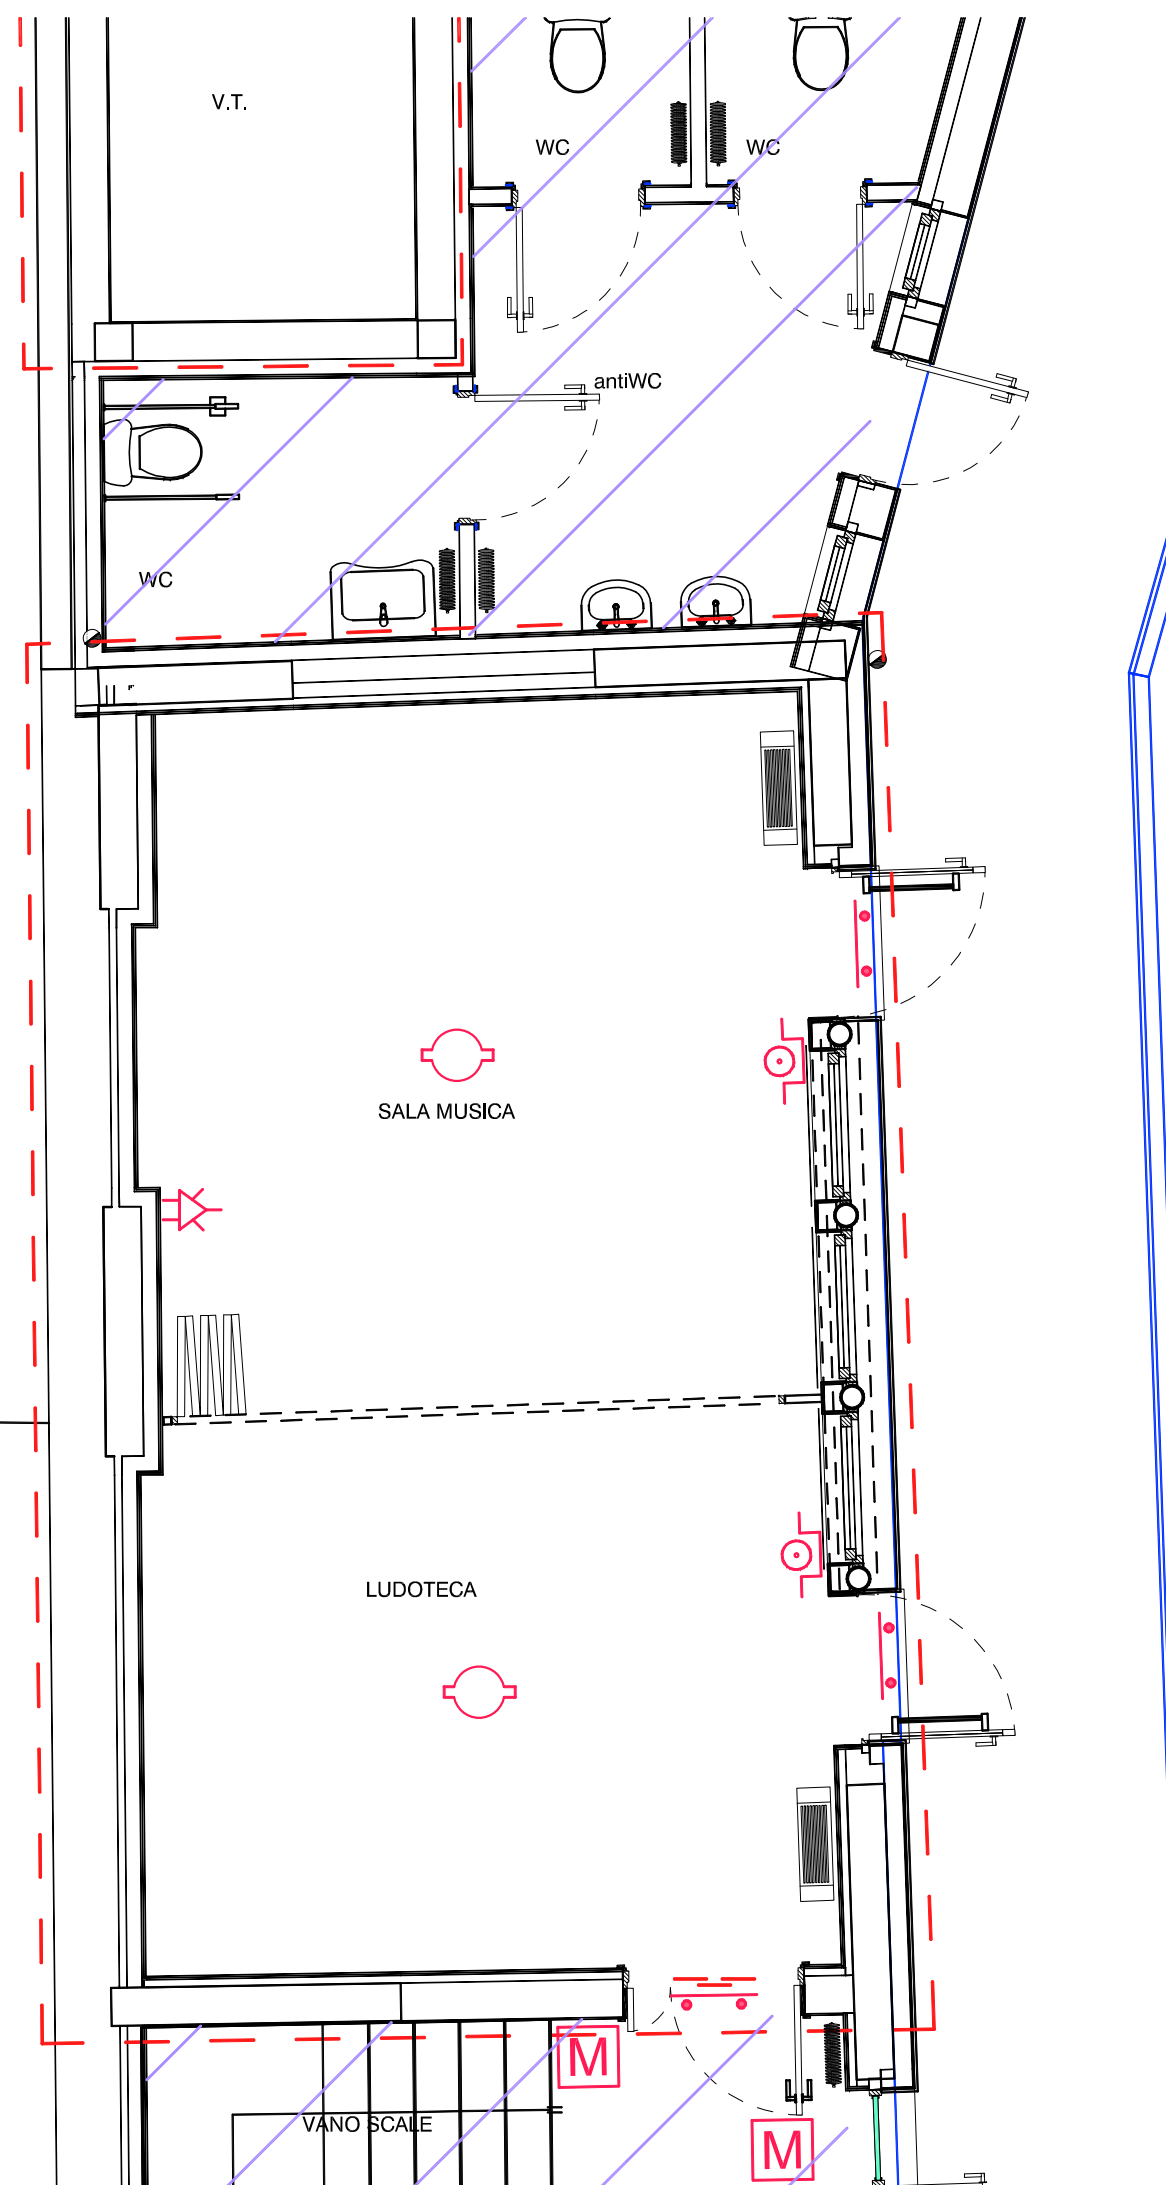

PROGETTO : ESECUTIVO

LAVORI DI RISTRUTTURAZIONE DELL' EX MUNICIPIO, PER LA REALIZZAZIONE DELLA BIBLIOTECA COMUNALE E DI SALE CIVICHE.

3° LOTTO

ELABORATI:

IMPIANTI SPECIALISTICI
Pianta piano Terra

PROGETTO ARCHITETTONICO
COORDINATORE DELLA SICUREZZA IN FASE PROGETTUALE

GEOM. IVO FACHIN
VIA CICOGNA 33 - 33100 UDINE

PROGETTO IMPIANTI



dott. ing. Pierluigi Da Col
STUDIO ENERGIE srl
Ingegneria Energetica ed Impiantistica
33100 Udine • viale Duodo, 74 • tel 0432.530561
studioenergie@libero.it • studioenergie@legalmail.it

RESPONSABILE UNICO DEL PROCEDIMENTO
GEOM. GIANNI REGENI

IL DIRETTORE DEI LAVORI

scala :
1:50

cod. file :

data emissione :
DICEMBRE 2020

REV.	DATA	DESCRIZIONE

REGIONE AUTONOMA
FRIULI VENEZIA
GIULIA
PROVINCIA DI UDINE

COMUNE di TALMASSONS



TAVOLA

IE.3.s