



**RIFERIMENTO:**

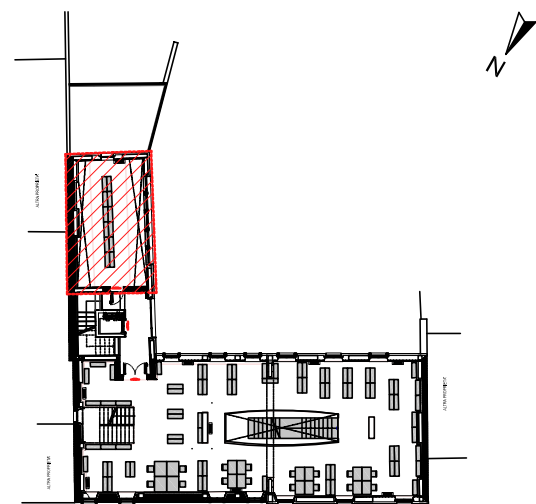

**LEGENDA:**

- PLAFONIERA 1 x 25 W LED OTTICA PER VIDEOTERMINALI (art. IE.F08)
- PLAFONIERA 1 x 25 W LED OTTICA PER VIDEOTERMINALI CON EMERGENZA (art. IE.F09)
- APPLIQUE STAGNA A LED (POGGIOLO) (art. IE.F11)
- APPLIQUE A LED (art. IE.F12)
- INTERRUTTORE (art. IE.F05)
- PULSANTE (art. IE.F06)
- CENTRALINO:  
- PT: PIANO TERRA (art. IE.F01+IE.F02)  
- P1+P2: PIANO PRIMO E SECONDO (art. IE.F03+F04)
- PLAFONIERA AUTONOMA D'EMERGENZA IP65 (art. IE.F13)
- PRESA UNEL E BIPASSO CON INTERRUTTORE 6A IP40 (art. IE.F14)
- PRESA UNEL E BIPASSO CON INTERRUTTORE 6A IP65 (art. IE.F15)
- PRESA TELEFONIA TRASMISSIONE DATI (art. IE.F16)
- PRESA ANTENNA WI-FI TRASMISSIONE DATI (H=2,20 m) (art. IE.F17)
- TORRETTA PRESE (art. IE.F18)
- PULSANTE FINESTRE MOTORIZZATE (art. IE.F19)

ALTRA PROPRIETA'

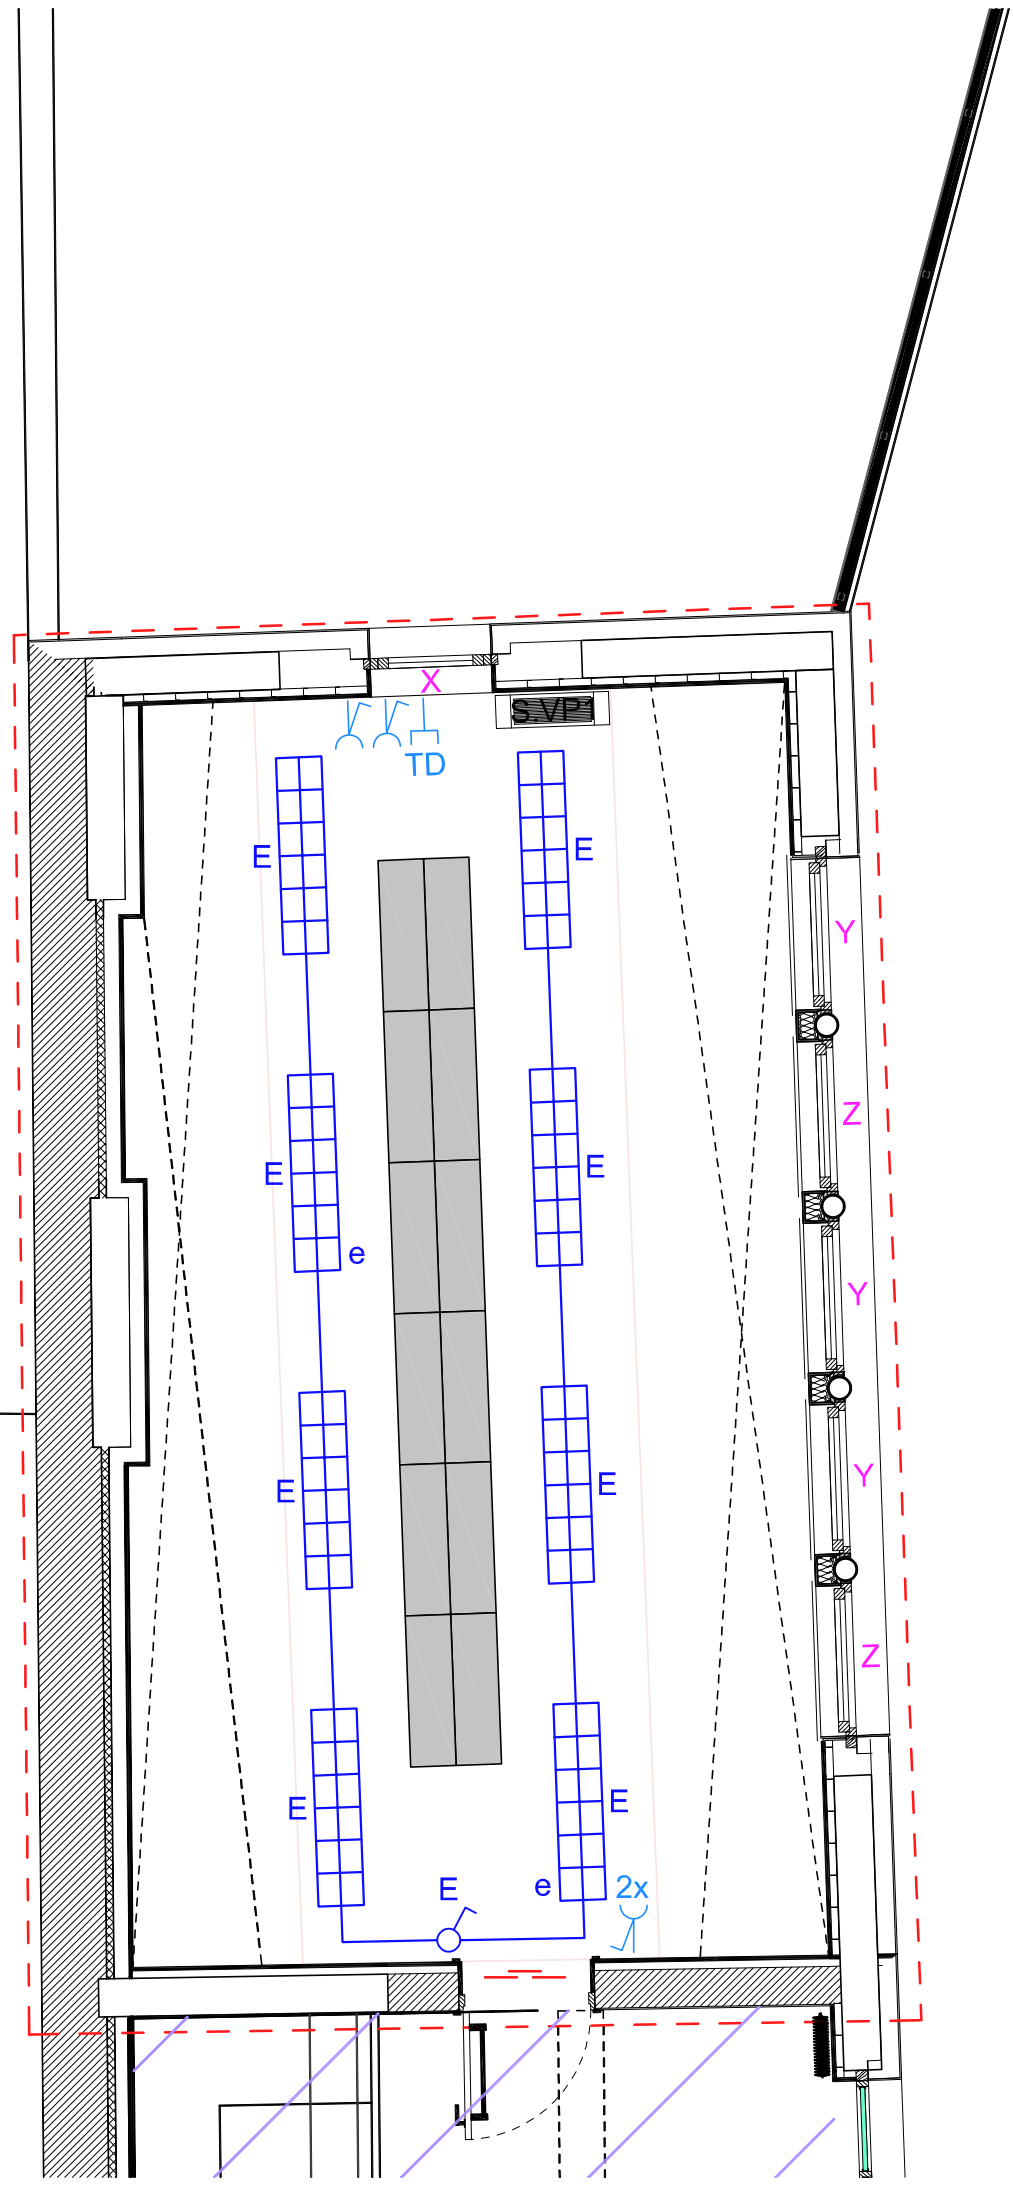

**PROGETTO : ESECUTIVO**

**LAVORI DI RISTRUTTURAZIONE DELL' EX MUNICIPIO, PER LA REALIZZAZIONE DELLA BIBLIOTECA COMUNALE E DI SALE CIVICHE.**

**3° LOTTO**

ELABORATI:

**IMPIANTI ELETTRICI**  
**Pianta piano Secondo**

PROGETTO ARCHITETTONICO  
COORDINATORE DELLA SICUREZZA IN FASE PROGETTUALE

GEOM. IVO FACHIN  
VIA CICOGNA 33 - 33100 UDINE

PROGETTO IMPIANTI

**dott. ing. Pierluigi Da Col**  
**STUDIO ENERGIE srl**  
Ingegneria Energetica ed Impiantistica  
33100 Udine • viale Duodo, 74 • tel 0432.530561  
studioenergie@libero.it • studioenergie@legalmail.it

RESPONSABILE UNICO DEL PROCEDIMENTO GEOM. GIANNI REGENI	IL DIRETTORE DEI LAVORI
--	-------------------------

scala : 1:50	cod. file :	data emissione : DICEMBRE 2020
-----------------	-------------	-----------------------------------

REV.	DATA	DESCRIZIONE

REGIONE AUTONOMA  
FRIULI VENEZIA  
GIULIA  
PROVINCIA DI UDINE

**COMUNE di TALMASSONS**

TAVOLA  
**IE.5.e**