









RIFERIMENTO:

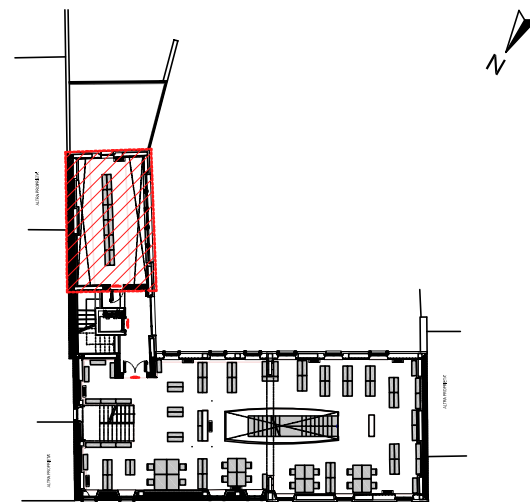

LEGENDA:

-  VENTILCONVETTORE A PAVIMENTO / PARETE ("S.VPn") (art. IM.C02)
-  VENTILCONVETTORE CANALIZZABILE A SOFFITTO (art. IM.C03)
-  CANALE DI MANDATA FeZn 600x120 mm (art. IM.C03)
-  BOCCHETTA MANDATA DOPPIE ALETTE 200x80 (art. IM.C03)
-  GRIGLIA RIPRESA COME BOCCA DELL'UNITA' (art. IM.C03)
-  TERMOSTATO AMBIENTE (art. IM.C04)

ALTRA PROPRIETA'

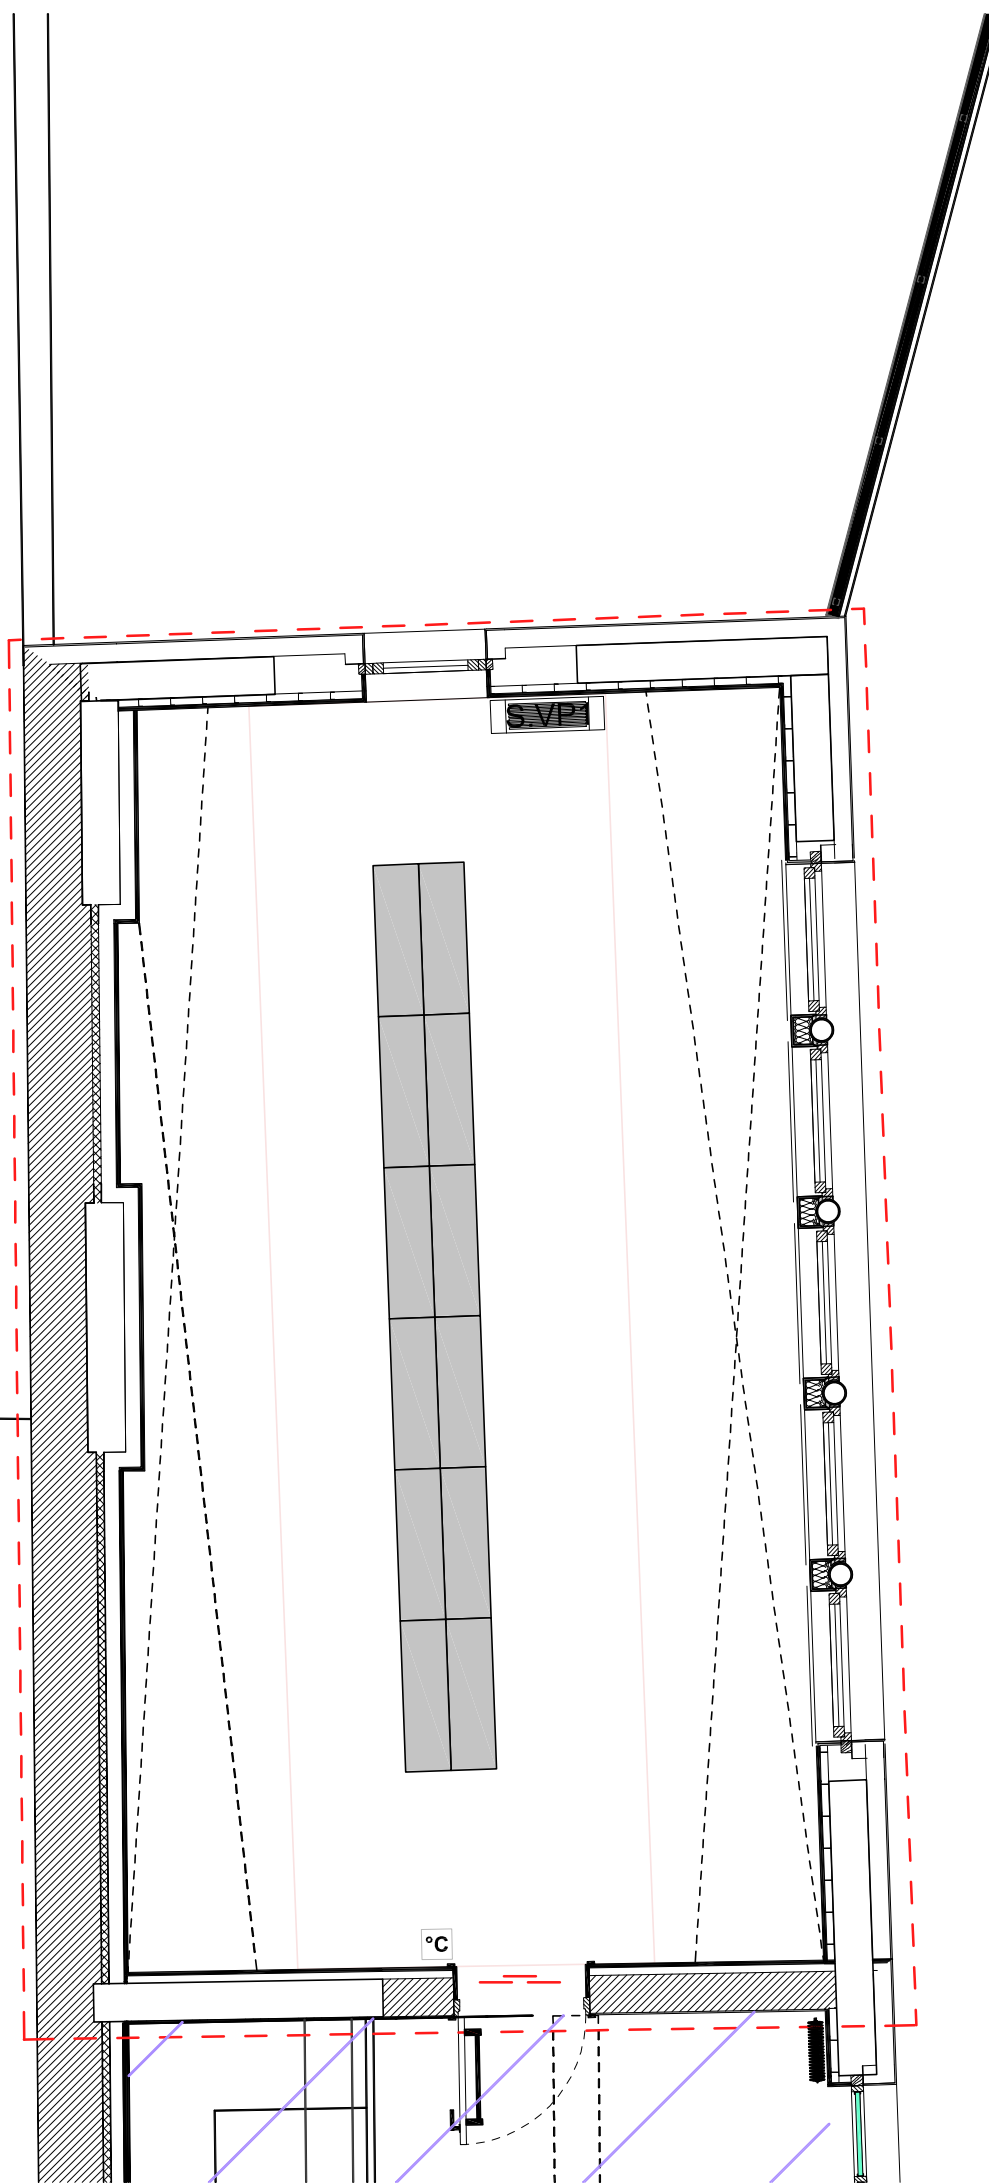

PROGETTO : ESECUTIVO

LAVORI DI RISTRUTTURAZIONE DELL' EX MUNICIPIO, PER LA REALIZZAZIONE DELLA BIBLIOTECA COMUNALE E DI SALE CIVICHE.

3° LOTTO

REGIONE AUTONOMA
FRIULI VENEZIA
GIULIA
PROVINCIA DI UDINE

ELABORATI:

IMPIANTI MECCANICI
Pianta piano Secondo

PROGETTO ARCHITETTONICO
COORDINATORE DELLA SICUREZZA IN FASE PROGETTUALE

GEOM. IVO FACHIN
VIA CICOGNA 33 - 33100 UDINE

PROGETTO IMPIANTI

 **dott. ing. Pierluigi Da Col**
STUDIO ENERGIE srl
Ingegneria Energetica ed Impiantistica
33100 Udine • viale Duodo, 74 • tel 0432.530561
studioenergie@libero.it • studioenergie@legalmail.it

RESPONSABILE UNICO DEL PROCEDIMENTO
GEOM. GIANNI REGENI

IL DIRETTORE DEI LAVORI

scala :
1:50

cod. file :

data emissione :
DICEMBRE 2020

REV.	DATA	DESCRIZIONE

COMUNE di TALMASSONS



TAVOLA

IM.4