



PIANTA PIANO PRIMO

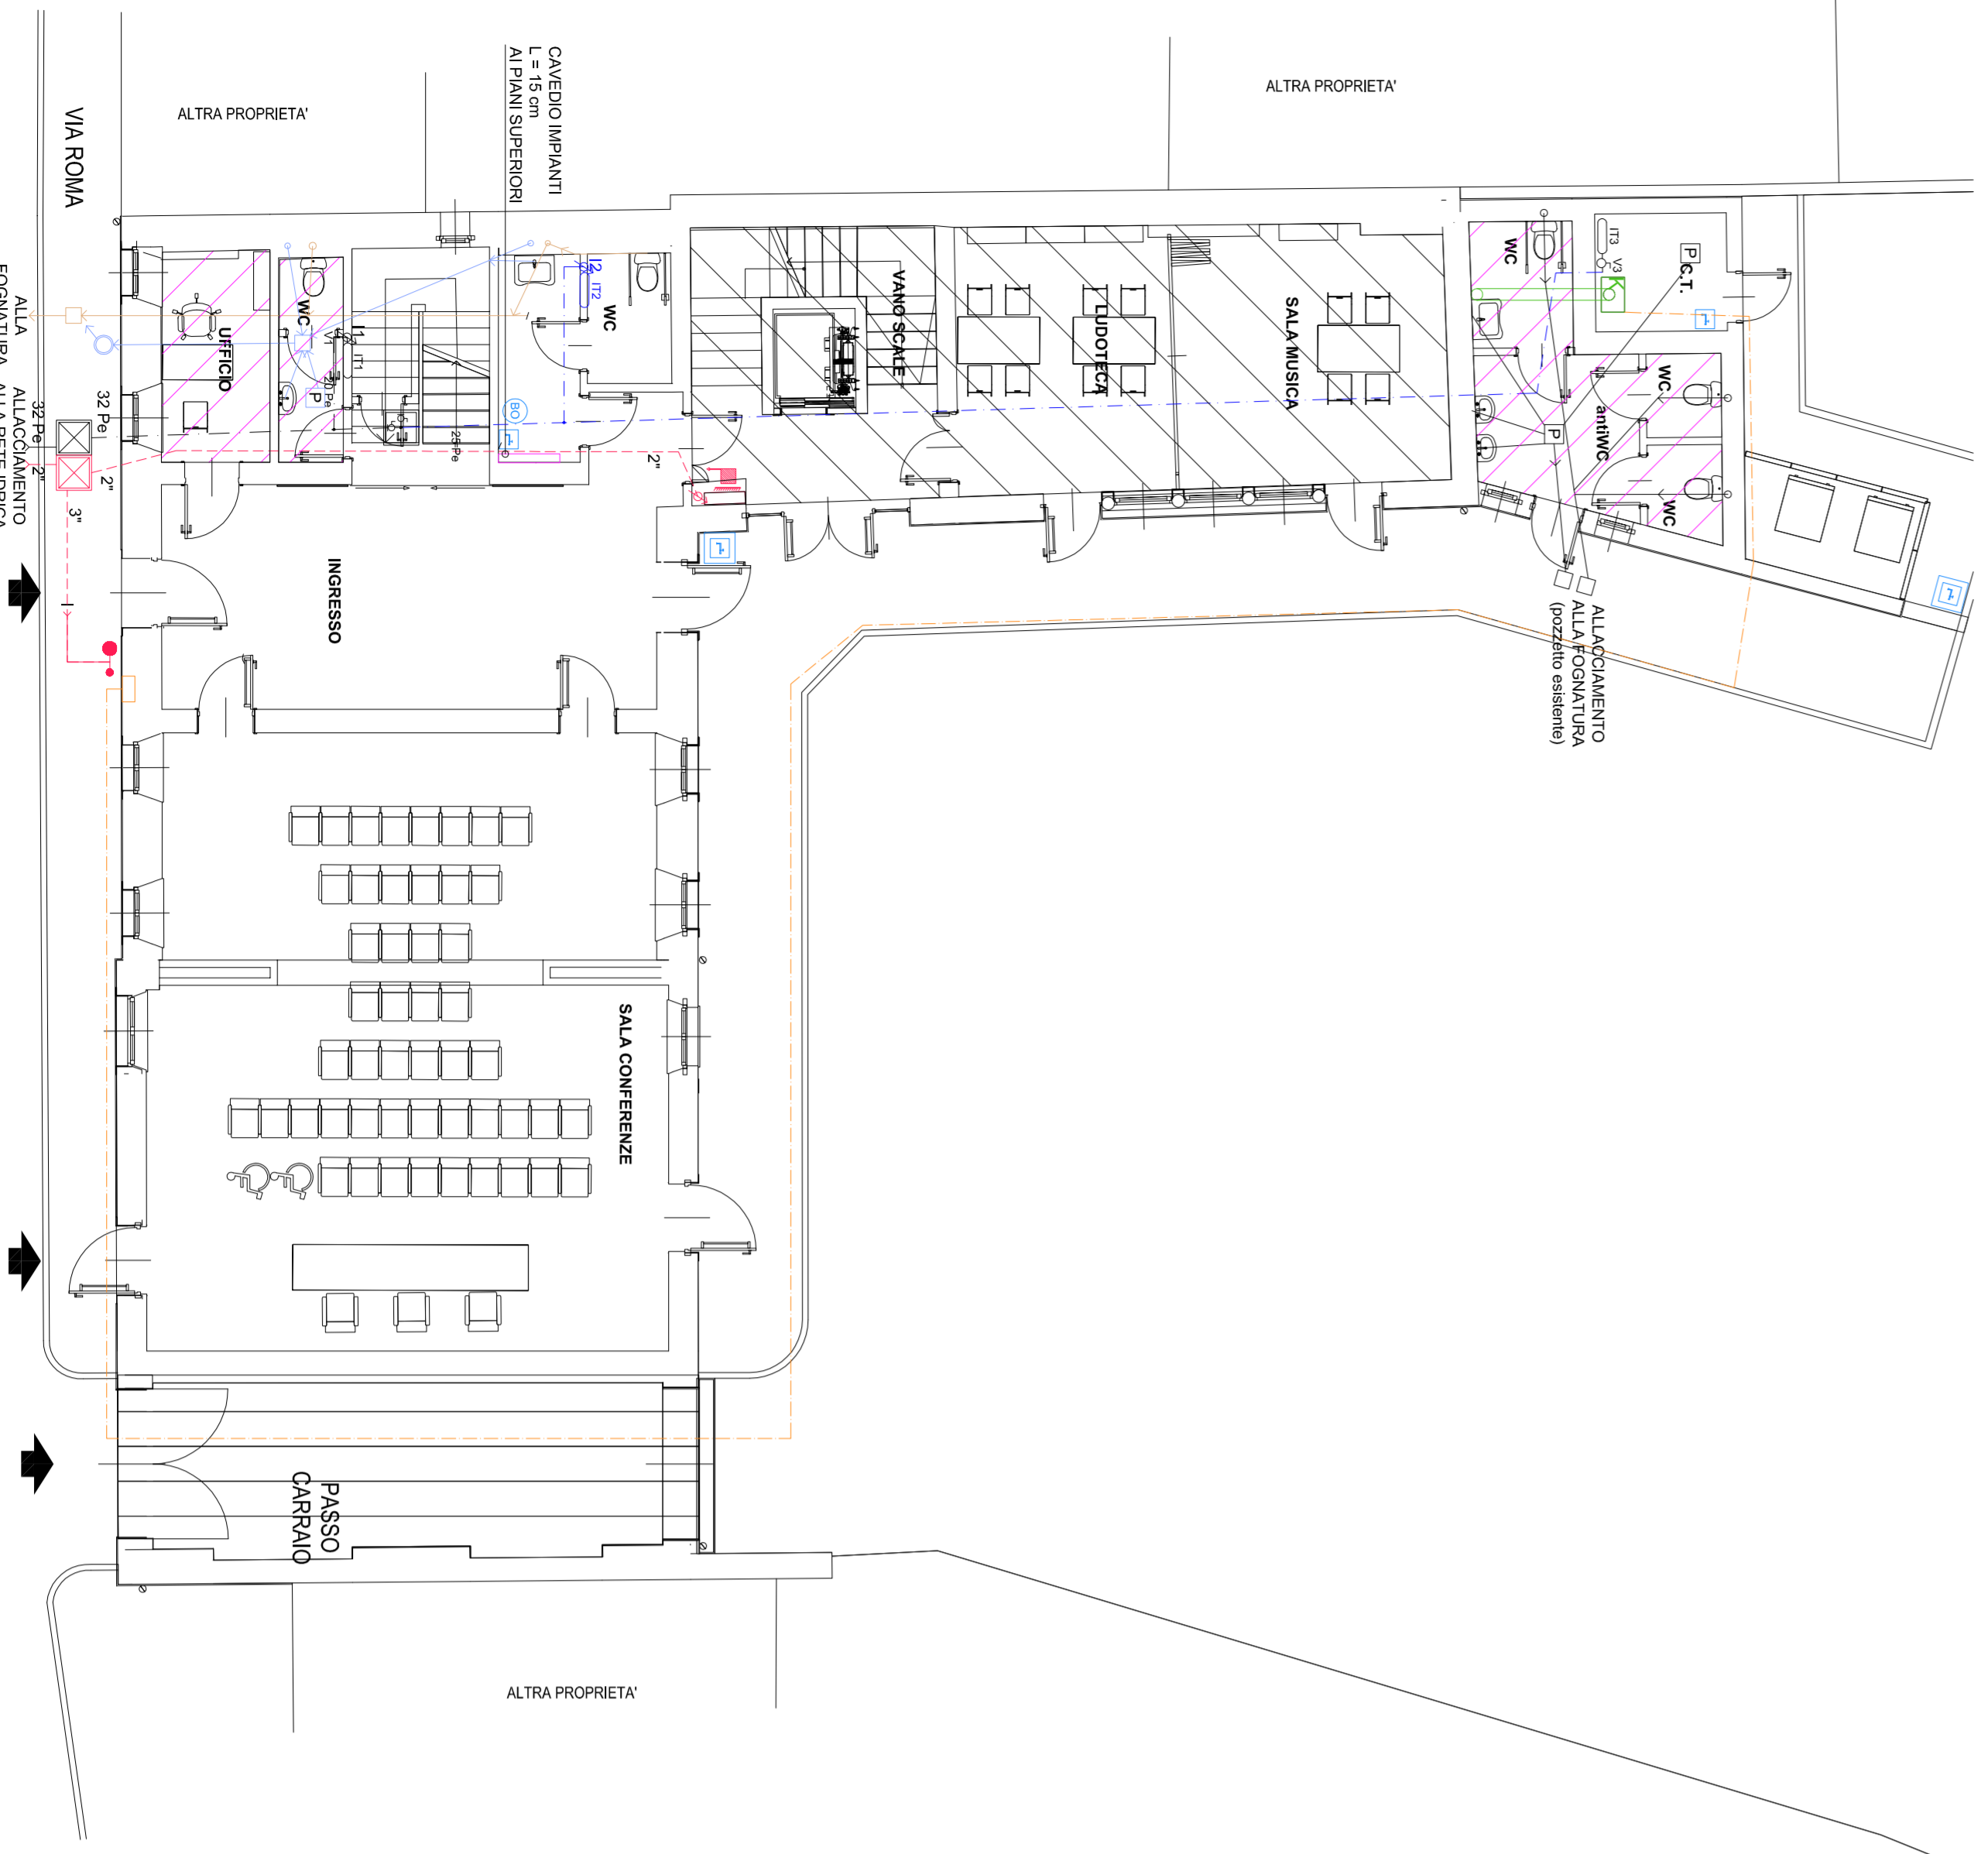

PIANTA PIANO SECONDO/SOTTOTETTO

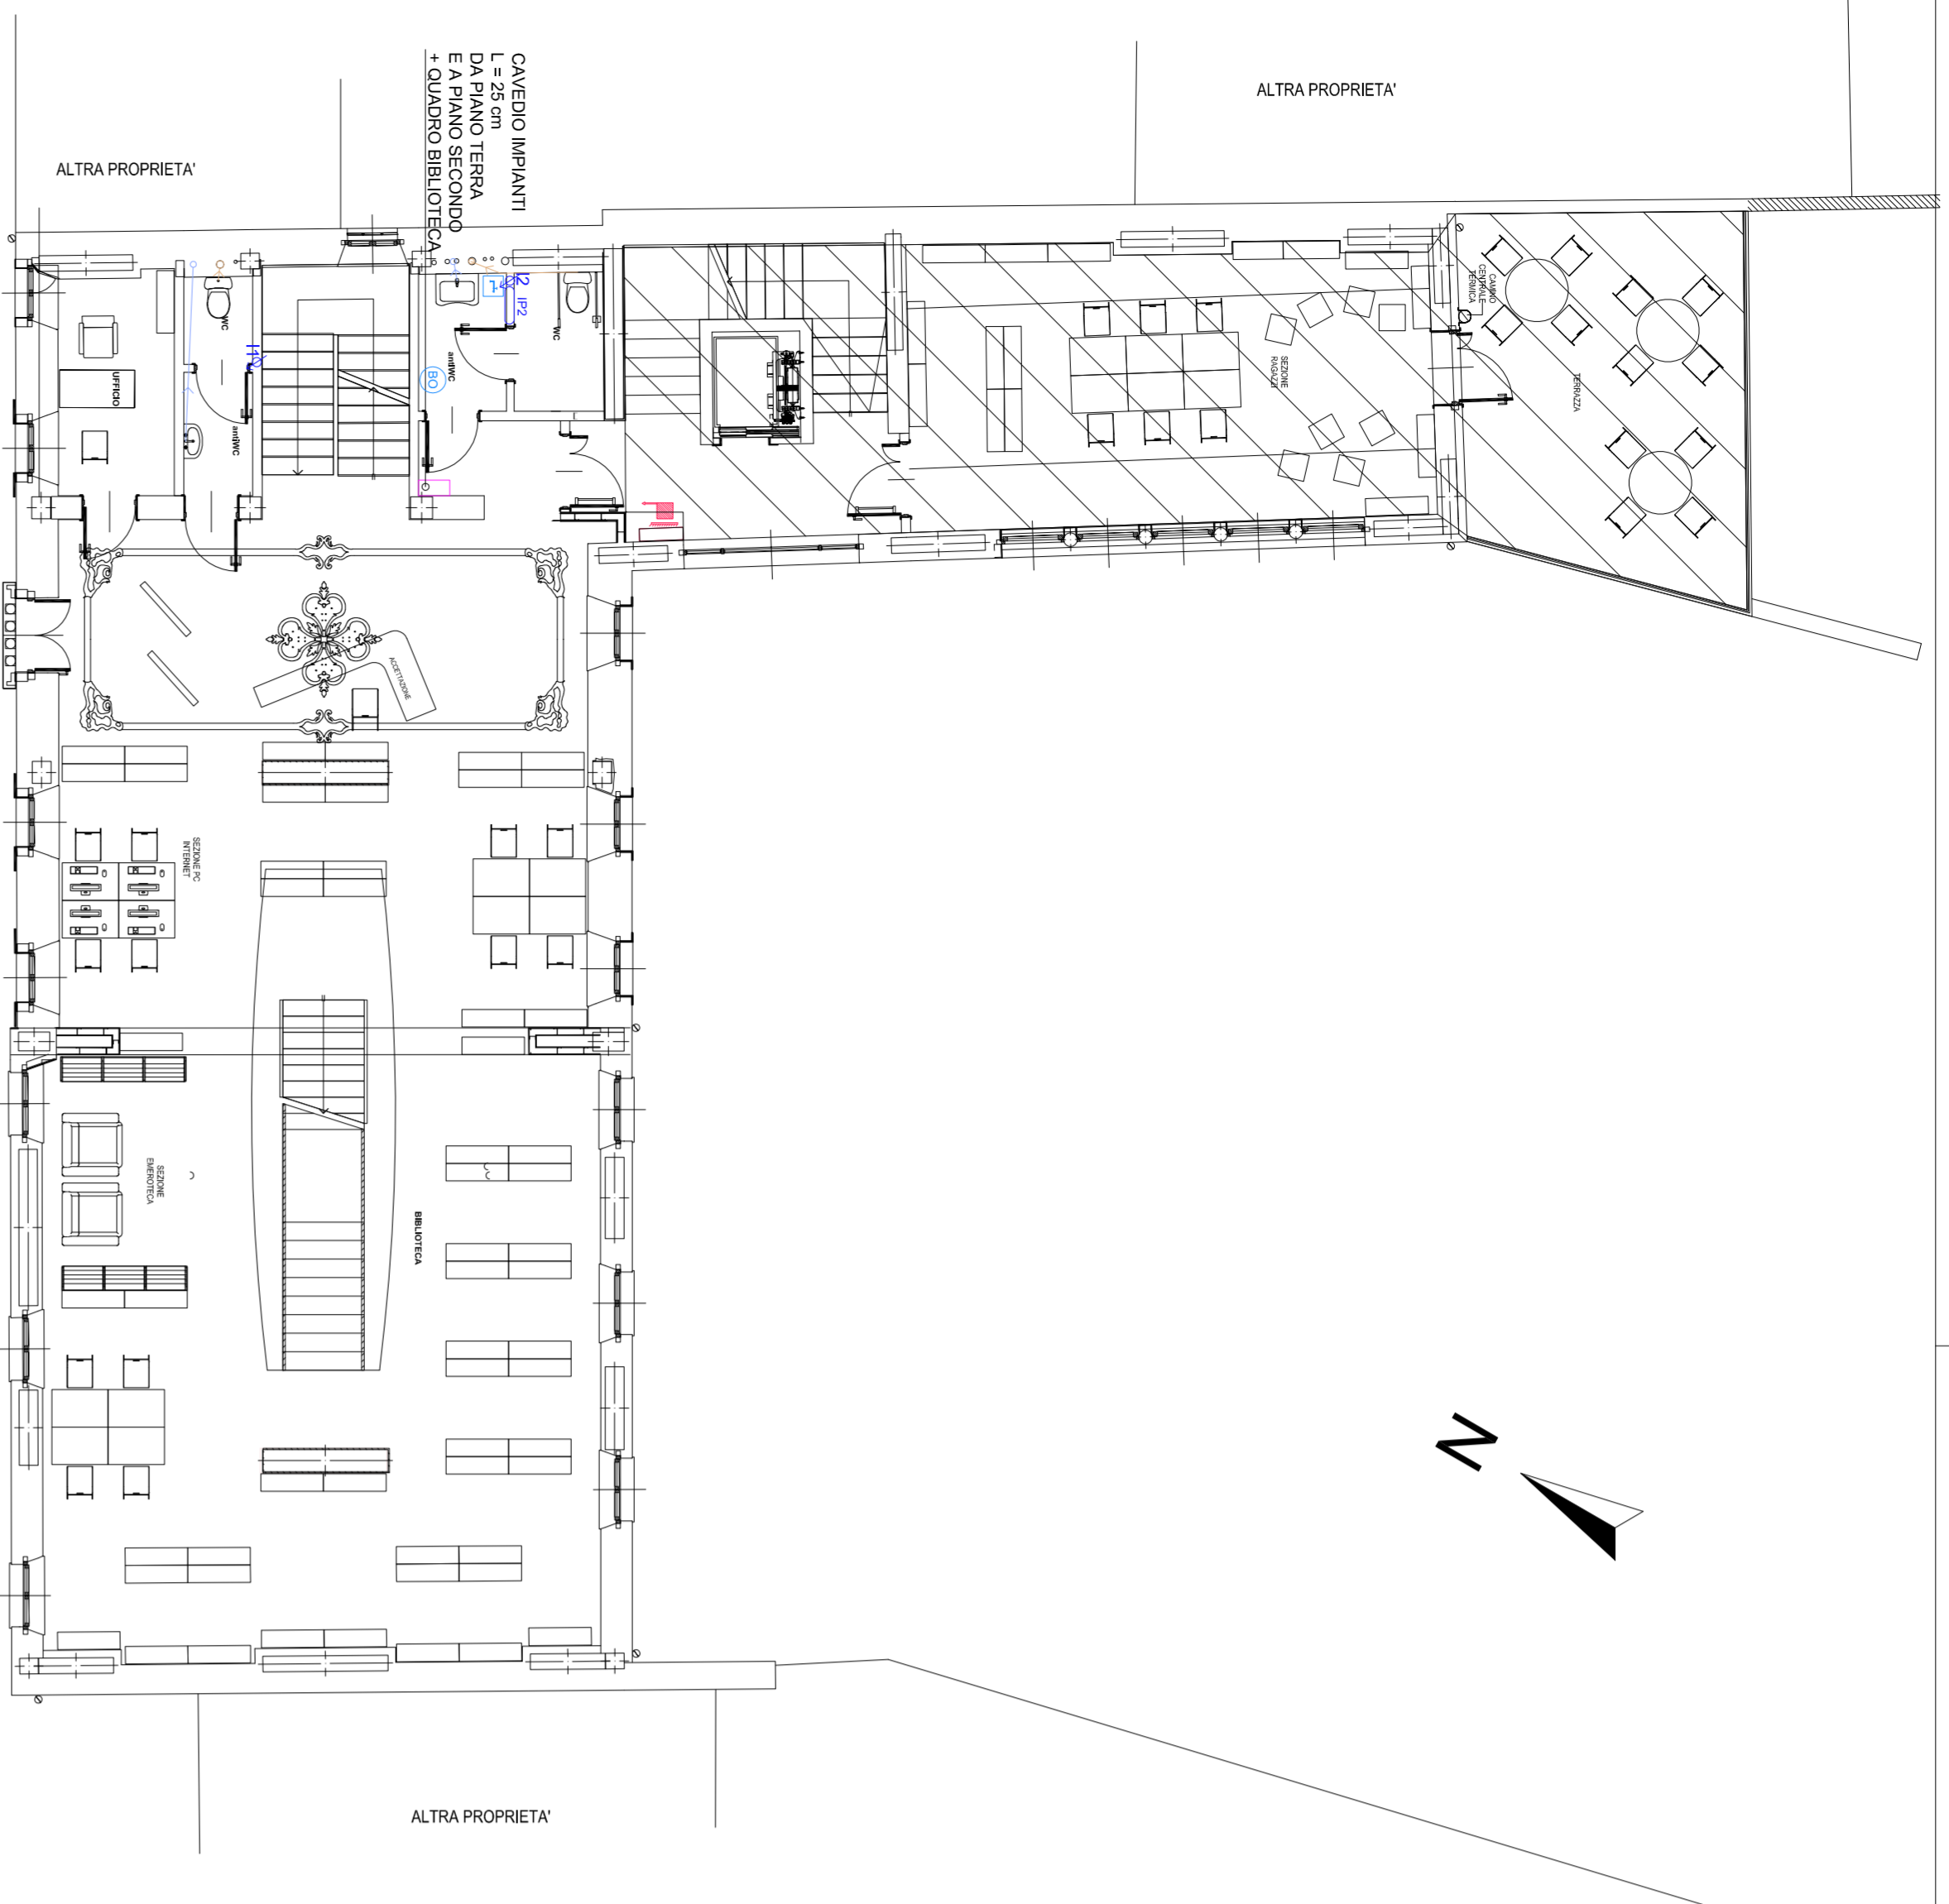

PIANTA PIANO TERRA

- MASPO UNI 25 mm (ref. M2.04)
- ATTACCO MOTORISERA UNI 70 CON STACCO UNI 48 mm (ref. M2.04)
- POZZETTO INTERALATO CON RUBINETTO 1/2" CON PORTAGOMMA (ref. M1.06.8)
- RUBINETTO 1/2" CON PORTAGOMMA (ref. M1.06.4)
- COLLETTORI IMPIANTO ACQUA FREDDA-CALDA ESISTENTE
- TUBAZIONE ADDIZIONE ACQUA FREDDA = CALDA ESISTENTE
- COLLETTORI IMPIANTO ACQUA FREDDA-CALDA (ref. M1.04)
- TUBAZIONE ADDIZIONE ACQUA FREDDA = CALDA (ref. M1.02)
- SCARICO CONDENSERA VENTILCONVETTORI IN PANO AL PLUVIALE (ref. M2.02)
- PLUVIALE
- TUBAZIONE IMPIANTO GAS METANO (ref. M1.07)

LOCALI CON IMPIANTI
GIÀ ESEGUITI

NON IN QUESTO
LOTTO DI LAVORI

PROGETTO DEFINITIVO
LAVORI DI RISTRUTTURAZIONE DELL'EX
MUNICIPIO, PER LA REALIZZAZIONE DELLA
BIBLIOTECA COMUNALE E DI SALE CIVICHE.
2° LOTTO

ELABORATI:
IMPIANTI IDRICOSANITARIO E ANTINCENDIO

PROGETTO ARCHITETTONICO
ARCH. SARA ROMA
VA. BERGAMINI, 33049 FRESCHI (UD)

PROGETTO IMPIANTI
ING. ALESSANDRO MERLO
VA. PAVIA, 3 - 33049 FRESCHI (UD)

COORDINATORE DELLA SICUREZZA IN FASE PROGETTUALE
GEOM. IVO FACHIN
VA. CIGOLINI, 33 - 33049 UDINE

RESPONSABILE UNICO DEL PROCEDIMENTO
GEOM. GIANFRANCO
IL DIRETTORE DEI LAVORI

scala: **1:100** data emissione: **Novembre 2016**

REF.	DATA	DESCRIZIONE

REGIONE FRIULI
VENEZIA GIULIA
PROVINCIA DI UDINE

COMUNE di TALMASSONS



ELABORATO
M.02