

REGIONE AUTONOMA FRIULI VENEZIA GIULIA
 PROVINCIA DI UDINE
 COMUNE DI TALMASSONS

Comittente: **COMUNE DI TALMASSONS**

Titolo progetto: **COSTRUZIONE DI LOCULI E SERVIZI
 NEL CIMITERO DI FLUMIGNANO (LATO SANT'ANDRAT)**

Tipo progetto: **PROGETTO DEFINITIVO-ESECUTIVO**

Titolo elaborato: **PROGETTO - IMPIANTI TECNOLOGICI**

All. n. **9**

Scale: 1:50-1:250

Revisori: _____

Data: _____

Objetto: _____

Tecnici responsabili della progettazione: **Ing. Enzo Fuccaro**

Collaboratori: _____




Il Responsabile del procedimento

Data progetto
 UDINE, il 28 settembre 2011

File: S:\servizi\edilizia\Disegni\I\alms\comuni\TALMASSONS\TALMASSONS\LOCULI\DEFINITIVO-ESECUTIVO

LEGENDA IMPIANTO ELETTRICO

	QUADRO ELETTRICO
	INTERRITTORE STAGIONE
	PRESA 2+1 10/14 SPS/SSO STAGIONE
	LAMPADA DI EMERGENZA 8/24W
	LAMPADA TIPO "LUCERNE" - FLAT C/A PIAFONE DIM. CM 45X45
	COLLETORE DI TERRA
	COLLEGAMENTO EQUIPOTENZIALE
	PIPISTAZZA
	CORDA DI RAME
	ALLARME A TIRANTE BAGNI
	RONZIORE ALLARME BAGNI
	TACIPIAZIONE ALLARME

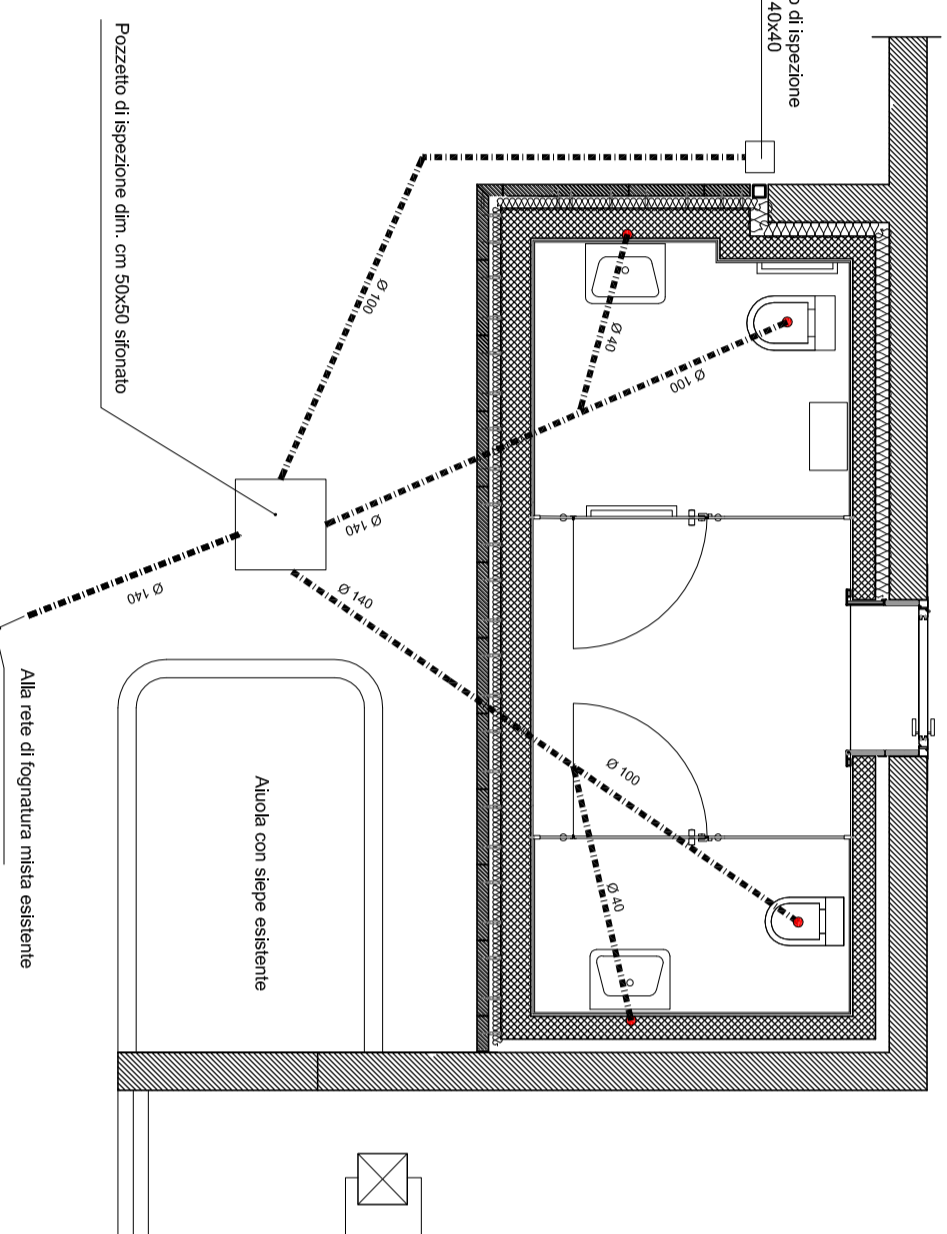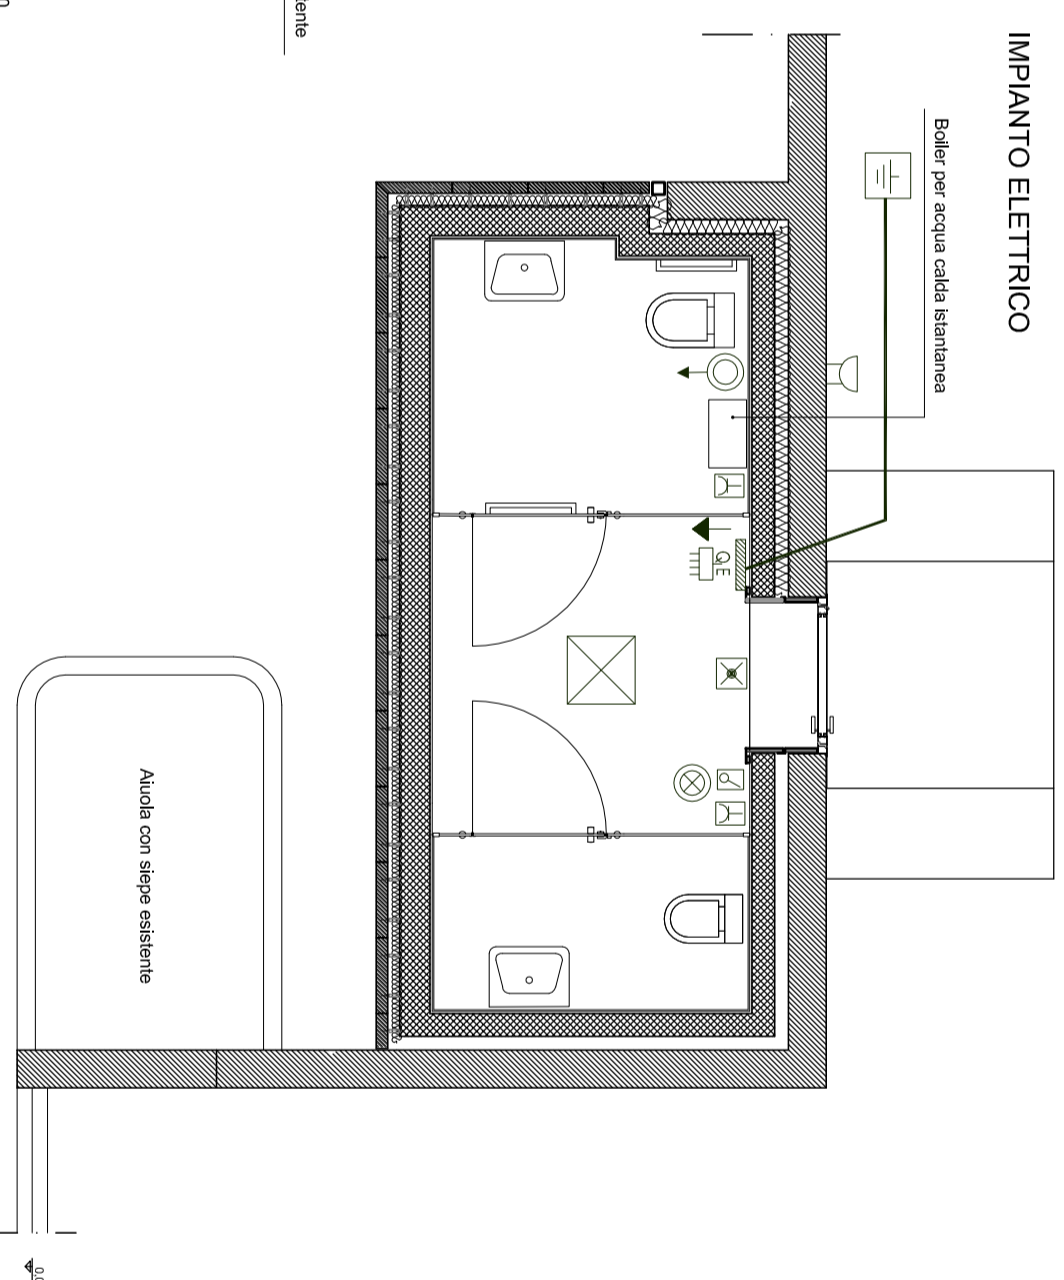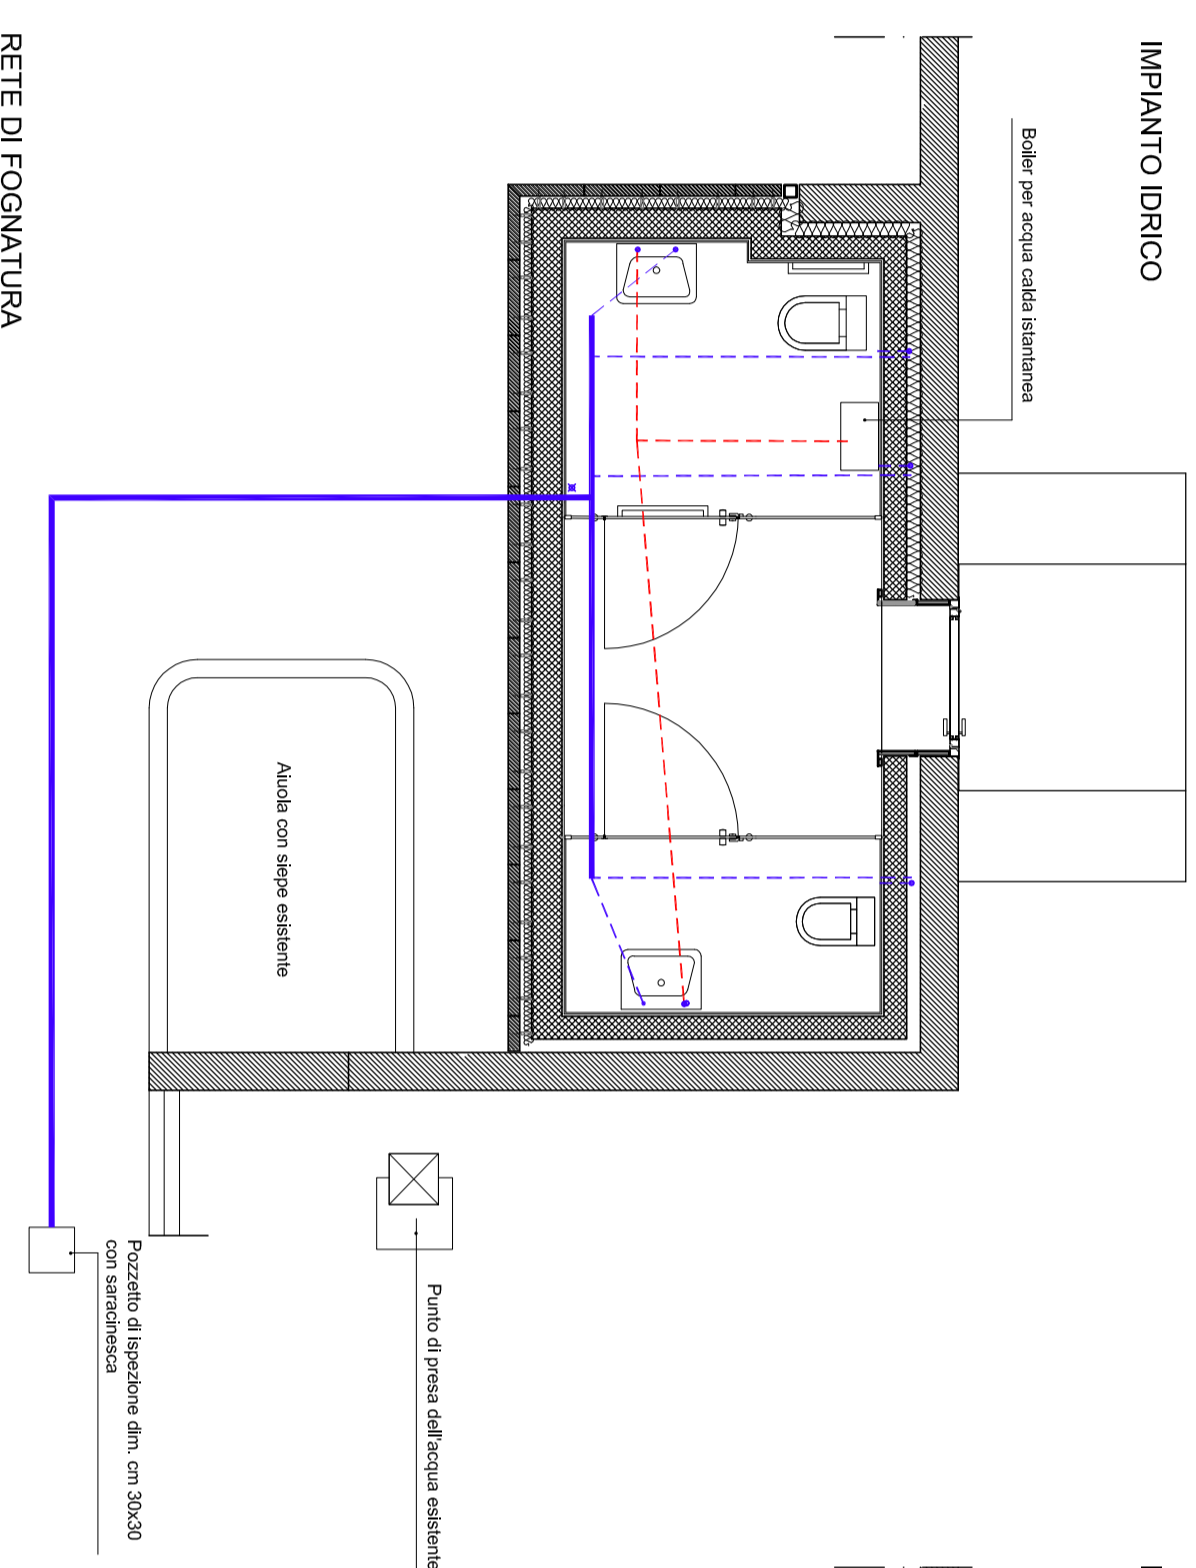

LEGENDA IMPIANTO IDRICO E FOGNARIO

	TIRAZIONE DI ALIMENTAZIONE IDRICA 3/2" IN POLIPROPILENE
	TIRAZIONE DI ALIMENTAZIONE IDRICA 1/2" IN POLIPROPILENE
	RUBINETTO DI INTERCETTAZIONE A RINCASSO
	SCARICO
	TIRAZIONE IN PEAD DEL Ø INDIICATO

