


# LEGENDA

	FORNITURA ENEL
	QUADRO GENERALE
	QUADRO COMANDO - TRASFORMAZIONE
	QUADRO GENERALE
	LAMPADA VOTIVA
	POZZETTO S.F. 30 X 30 H 25/41 C.A.
	POZZETTO S.F. 40 X 40 H 45/65 C.A.
	POZZETTO S.F. 20X20 H 20
	LINEA 15 V. POSA DIRETTAMENTE INTERRATA CAVO 1x (2 x 1,5) marchiato USO SISTEMA SELV DERIVAZIONE CAVO 1x (2 x 0,75) , GIUNTO STAGNATO ED ISOLATO CON COLLANTE T1 CELBO (IN TUTTE LE TOMBE)
	LINEA 15 V. POSA DIRETTAMENTE INTERRATA CAVO 1x (2 x 0,75) marchiato USO SISTEMA SELV DERIVAZIONE CAVO 1x (2 x 0,75) , GIUNTO STAGNATO ED ISOLATO CON COLLANTE T1 CELBO (SOLO NELLE TOMBE ALLACCIATE)
	LINEA 15 V POSA IN CAVIDOTTO CORR. INT. LISCIO d. 63 mm
	LINEA 15 V POSA IN TUBO POLIETILENE HD PN16 d. 20 mm
	LINEA 15 V POSA IN TUBO CORRUGATO FLESSIBILE d. 16 mm
	LINEA 15 V CAVO A07VVH2-V / URDR 1x (2x0,75/1,5) DERIVAZIONE FINALE CAVO 1X(2x0,5/1) GIUNTO STAGNATO O MORSETTATO POSA FISSA (IMPIANTO ESISTENTE A NORMA E NON SOGGETTO E RIFACIMENTO)
	CAVIDOTTO ESISTENTE
	FUTURA REALIZZAZIONE

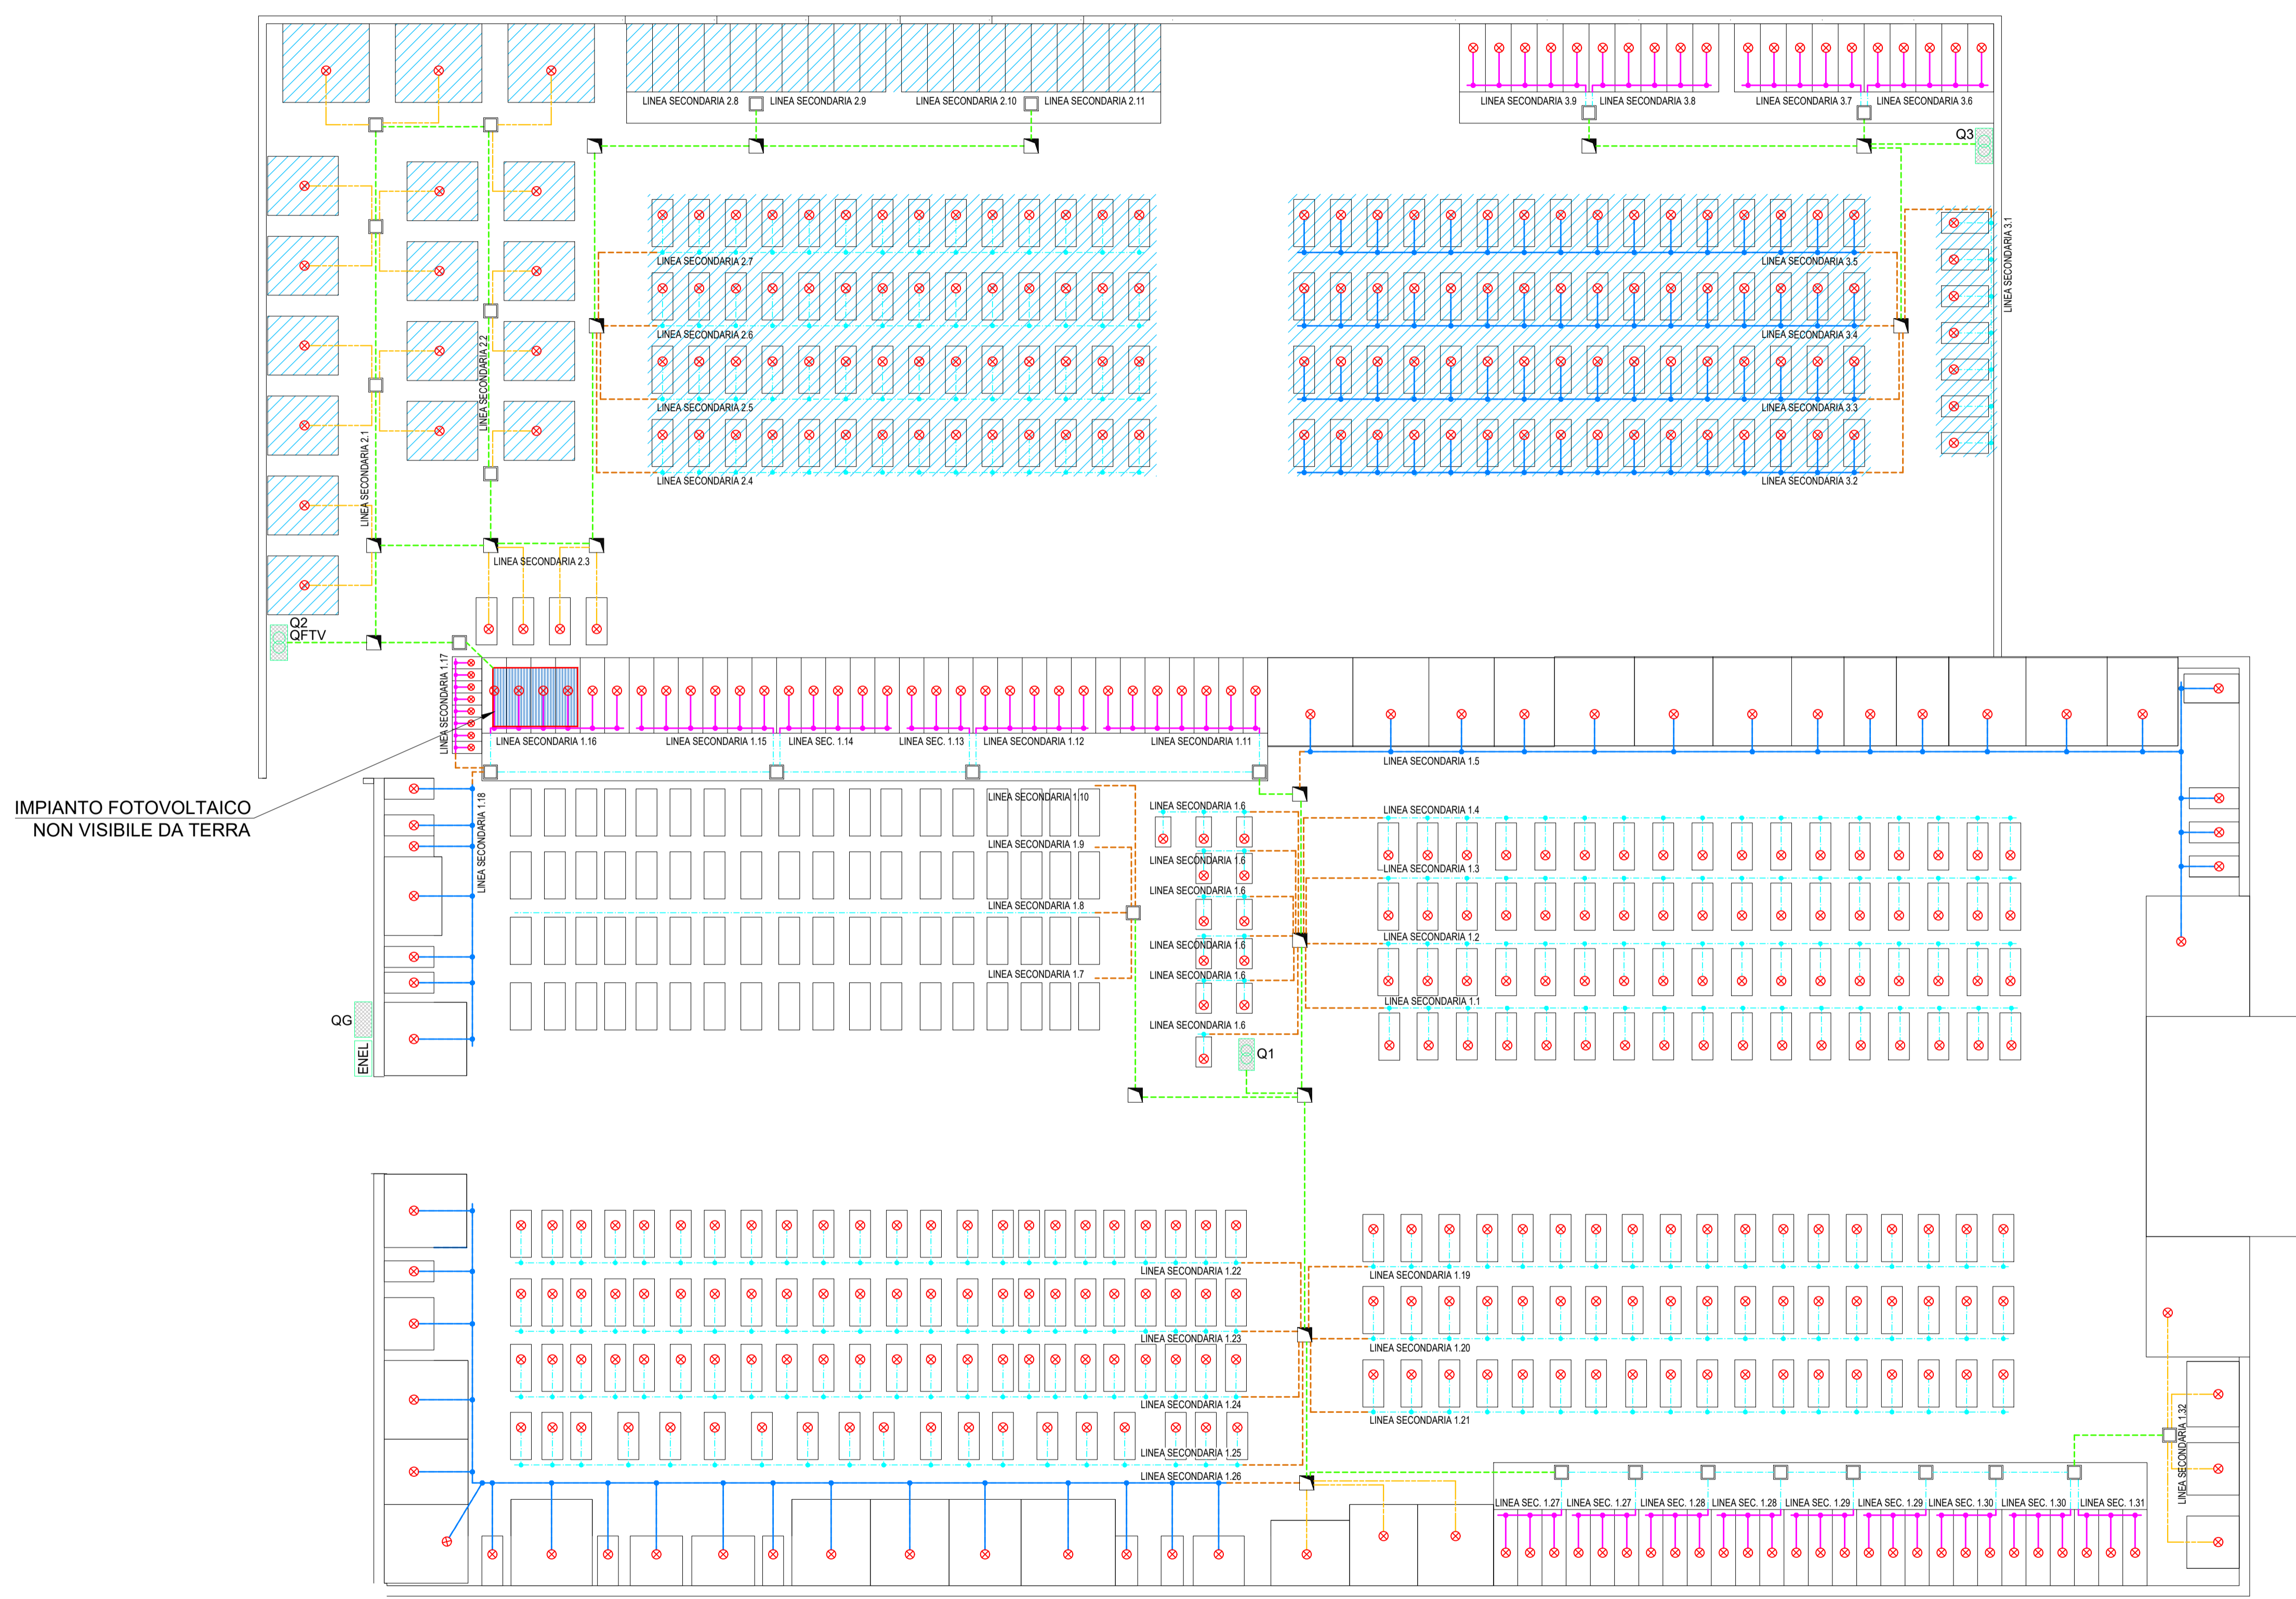

**FINANZA DI PROGETTO**  
ai sensi dell'art. 183 c. 15 del D.lgs 50/2016

**COMUNE DI TALMASSONS**  
CIMITERO DI FLAMBRO

**PROGETTO DI FATTIBILITA' TECNICA ED ECONOMICA**  
IMPIANTO ELETTRICO  
DI ILLUMINAZIONE VOTIVA 15V

**UFFICIO TECNICO PROGETTAZIONE**  
**LUX FIDELIS s.r.l. - Perito Elettrotecnico Galliusi Ivo**  
Iscrizione Albo Periti Industriali di Udine n. 2554  
Via Boldarin, 4 - 33040 Premariacco  
ivogalliusi@pec.it - ivogalliusi@luxfidelis.it

Tavola <b>1</b>	Nome File FLAMBRO_00	Il Progettista
Scala 1:150	La ditta	
Data 16/06/2022		
Agg. data Agg. data		