
 


**RIFERIMENTO:**

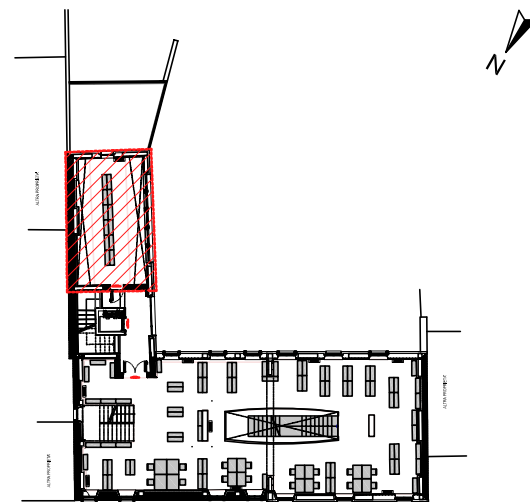


**LEGENDA:**



- RIVELATORE INCENDIO PUNTUALE (art. IE.S01)
- RIVELATORE INCENDIO A BARRIERA (art. IE.S02)
- PULSANTE MANUALE ALLARME INCENDIO (art. IE.S03)
- AVVISATORE OTTICO-ACUSTICO ALLARME INCENDIO (art. IE.S04)
- ELETTROMAGNETE ANTA PORTA REI "NA" (art. IE.S05)
- PUNTO VUOTO SENSORE STATO APERTURA SERRAMENTO (art. IE.S06)

ALTRA PROPRIETA'

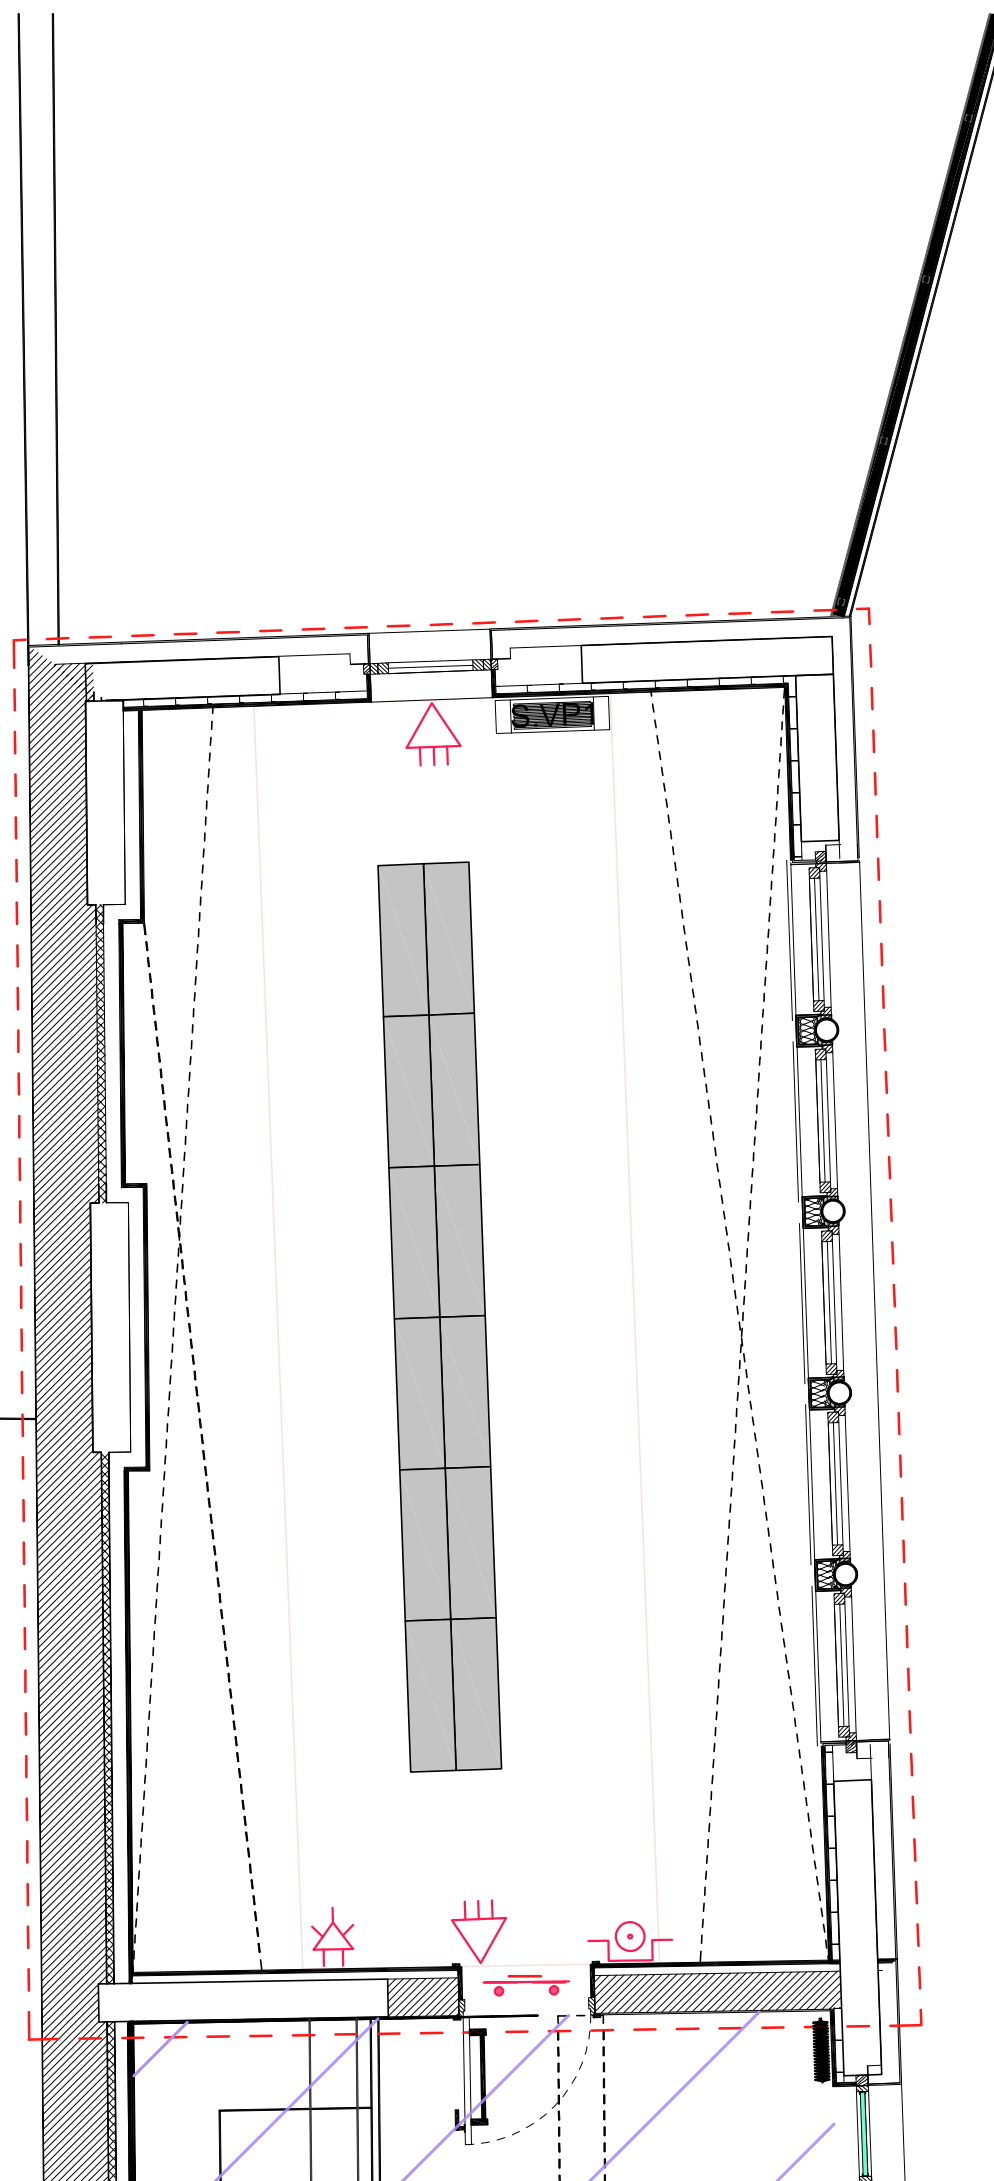

PROGETTO : DEFINITIVO

**LAVORI DI RISTRUTTURAZIONE DELL' EX MUNICIPIO, PER LA REALIZZAZIONE DELLA BIBLIOTECA COMUNALE E DI SALE CIVICHE.**

**3° LOTTO**

ELABORATI:

**IMPIANTI SPECIALISTICI**  
**Pianta piano Secondo**

PROGETTO ARCHITETTONICO  
COORDINATORE DELLA SICUREZZA IN FASE PROGETTUALE

GEOM. IVO FACHIN  
VIA CICOGNA 33 - 33100 UDINE

PROGETTO IMPIANTI

dott. ing. Pierluigi Da Col  
**STUDIO ENERGIE srl**  
Ingegneria Energetica ed Impiantistica  
33100 Udine • viale Duodo, 74 • tel 0432.530561  
studioenergie@libero.it • studioenergie@legalmail.it

RESPONSABILE UNICO DEL PROCEDIMENTO  
GEOM. GIANNI REGENI

IL DIRETTORE DEI LAVORI

scala :  
1:50

cod. file :

data emissione :  
GIUGNO 2020

REV.	DATA	DESCRIZIONE

REGIONE AUTONOMA  
FRIULI VENEZIA  
GIULIA  
PROVINCIA DI UDINE

COMUNE di TALMASSONS



TAVOLA

**IE.5.s**