



RIFERIMENTO:

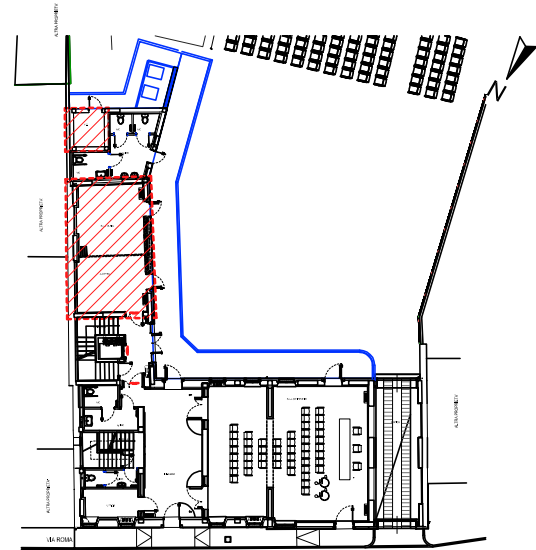

LEGENDA:

- PLAFONIERA 1 x 25 W LED OTTICA PER VIDEOTERMINALI (art. IE.F08)
- PLAFONIERA 1 x 25 W LED OTTICA PER VIDEOTERMINALI CON EMERGENZA (art. IE.F09)
- APPLIQUE STAGNA A LED (POGGIOLO) (art. IE.F11)
- APPLIQUE A LED (art. IE.F12)
- INTERRUTTORE (art. IE.F05)
- PULSANTE (art. IE.F06)
- QUADRO ELETTRICO IMPIANTI ESTERNI (art. IE.E02)
- CENTRALINO:
- PT; PIANO TERRA (art. IE.F01+IE.F02)
- P1+P2; PIANO PRIMO E SECONDO (art. IE.F03+F04)
- PLAFONIERA AUTONOMA D'EMERGENZA IP65 (art. IE.F13)
- PRESA UNEL E BIPASSO CON INTERRUTTORE 6A IP40 (art. IE.F14)
- PRESA UNEL E BIPASSO CON INTERRUTTORE 6A IP65 (art. IE.F15)
- PRESA TELEFONIA TRASMISSIONE DATI (art. IE.F16)
- PRESA ANTENNA WI-FI TRASMISSIONE DATI (H=2,20 m) (art. IE.F17)
- TORRETTA PRESE (art. IE.F18)
- PULSANTE FINESTRE MOTORIZZATE (art. IE.F19)

ALTRA PROPRIETA'

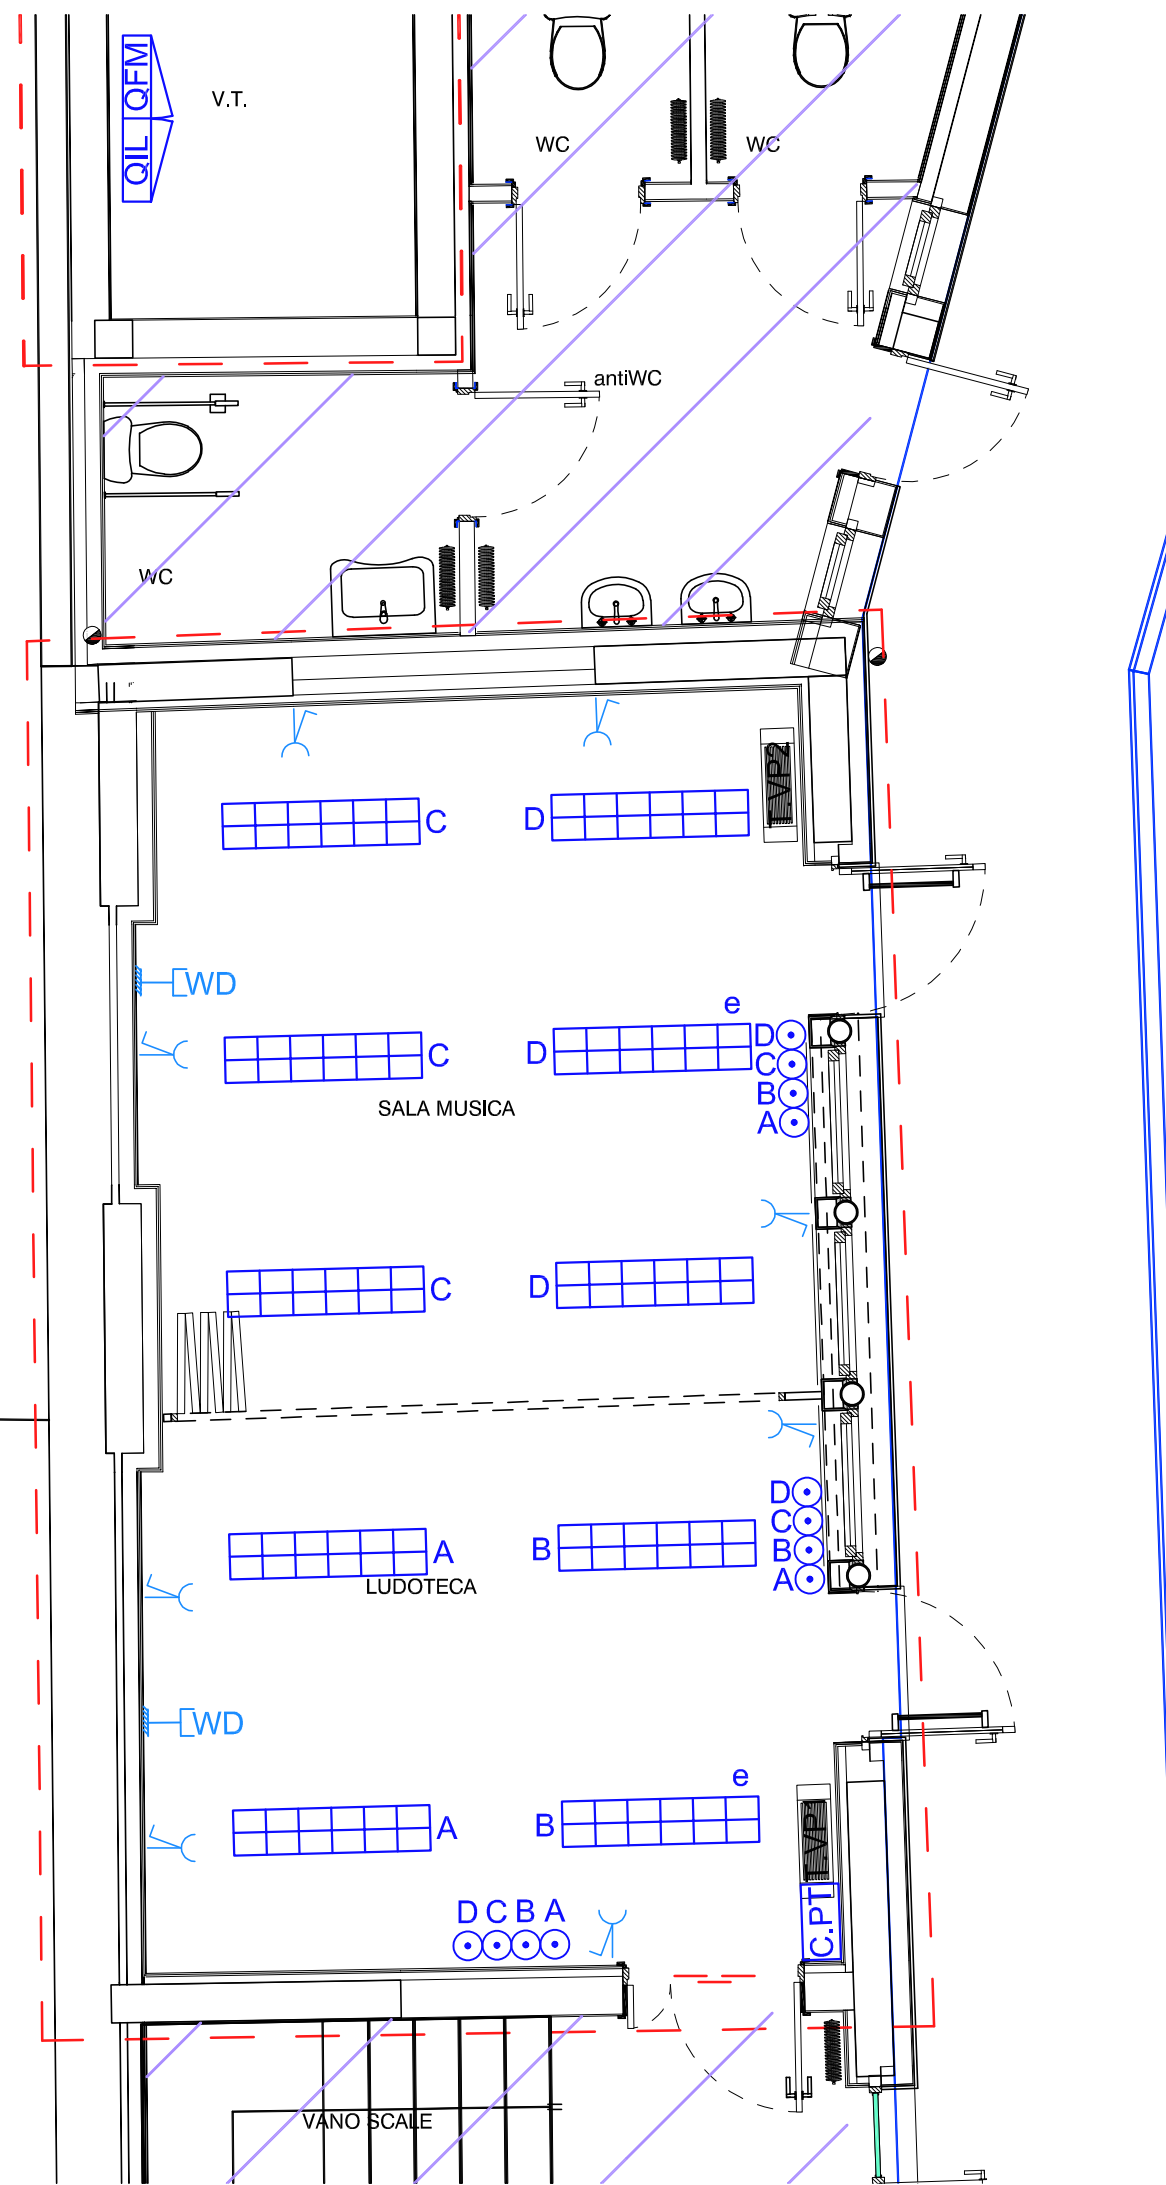

PROGETTO : ESECUTIVO

LAVORI DI RISTRUTTURAZIONE DELL' EX MUNICIPIO, PER LA REALIZZAZIONE DELLA BIBLIOTECA COMUNALE E DI SALE CIVICHE.

3° LOTTO

ELABORATI:

IMPIANTI ELETTRICI
Pianta piano Terra

PROGETTO ARCHITETTONICO
COORDINATORE DELLA SICUREZZA IN FASE PROGETTUALE

GEOM. IVO FACHIN
VIA CICOGNA 33 - 33100 UDINE

PROGETTO IMPIANTI

dott. ing. Pierluigi Da Col
STUDIO ENERGIE srl
Ingegneria Energetica ed Impiantistica
33100 Udine • viale Duodo, 74 • tel 0432.530561
studioenergie@libero.it • studioenergie@legalmail.it

| | |
|--|-------------------------|
| RESPONSABILE UNICO DEL PROCEDIMENTO GEOM. GIANNI REGENI | IL DIRETTORE DEI LAVORI |
|--|-------------------------|

| | | |
|-----------------|-------------|-----------------------------------|
| scala : 1:50 | cod. file : | data emissione : DICEMBRE 2020 |
|-----------------|-------------|-----------------------------------|

| REV. | DATA | DESCRIZIONE |
|------|------|-------------|
| | | |
| | | |
| | | |
| | | |
| | | |

REGIONE AUTONOMA
FRIULI VENEZIA
GIULIA
PROVINCIA DI UDINE



TAVOLA
IE.3.e