



RIFERIMENTO:

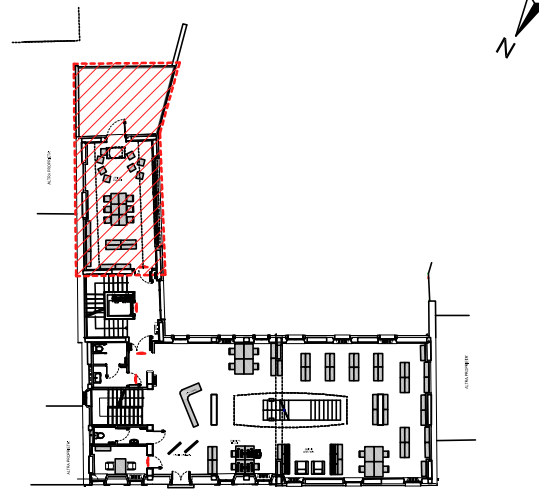

LEGENDA:

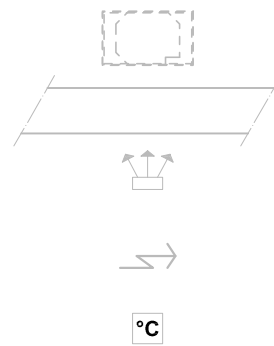

VENTILCONVETTORE CANALIZZABILE A SOFFITTO (art. IM.C03)


CANALE DI MANDATA FeZn 600x120 mm (art. IM.C03)

BOCCHETTA MANDATA DOPPIE ALETTE 200x80 (art. IM.C03)

GRIGLIA RIPRESA COME BOCCA DELL'UNITA' (art. IM.C03)

TERMOSTATO AMBIENTE (art. IM.C04)

ALTRA PROPRIETA'

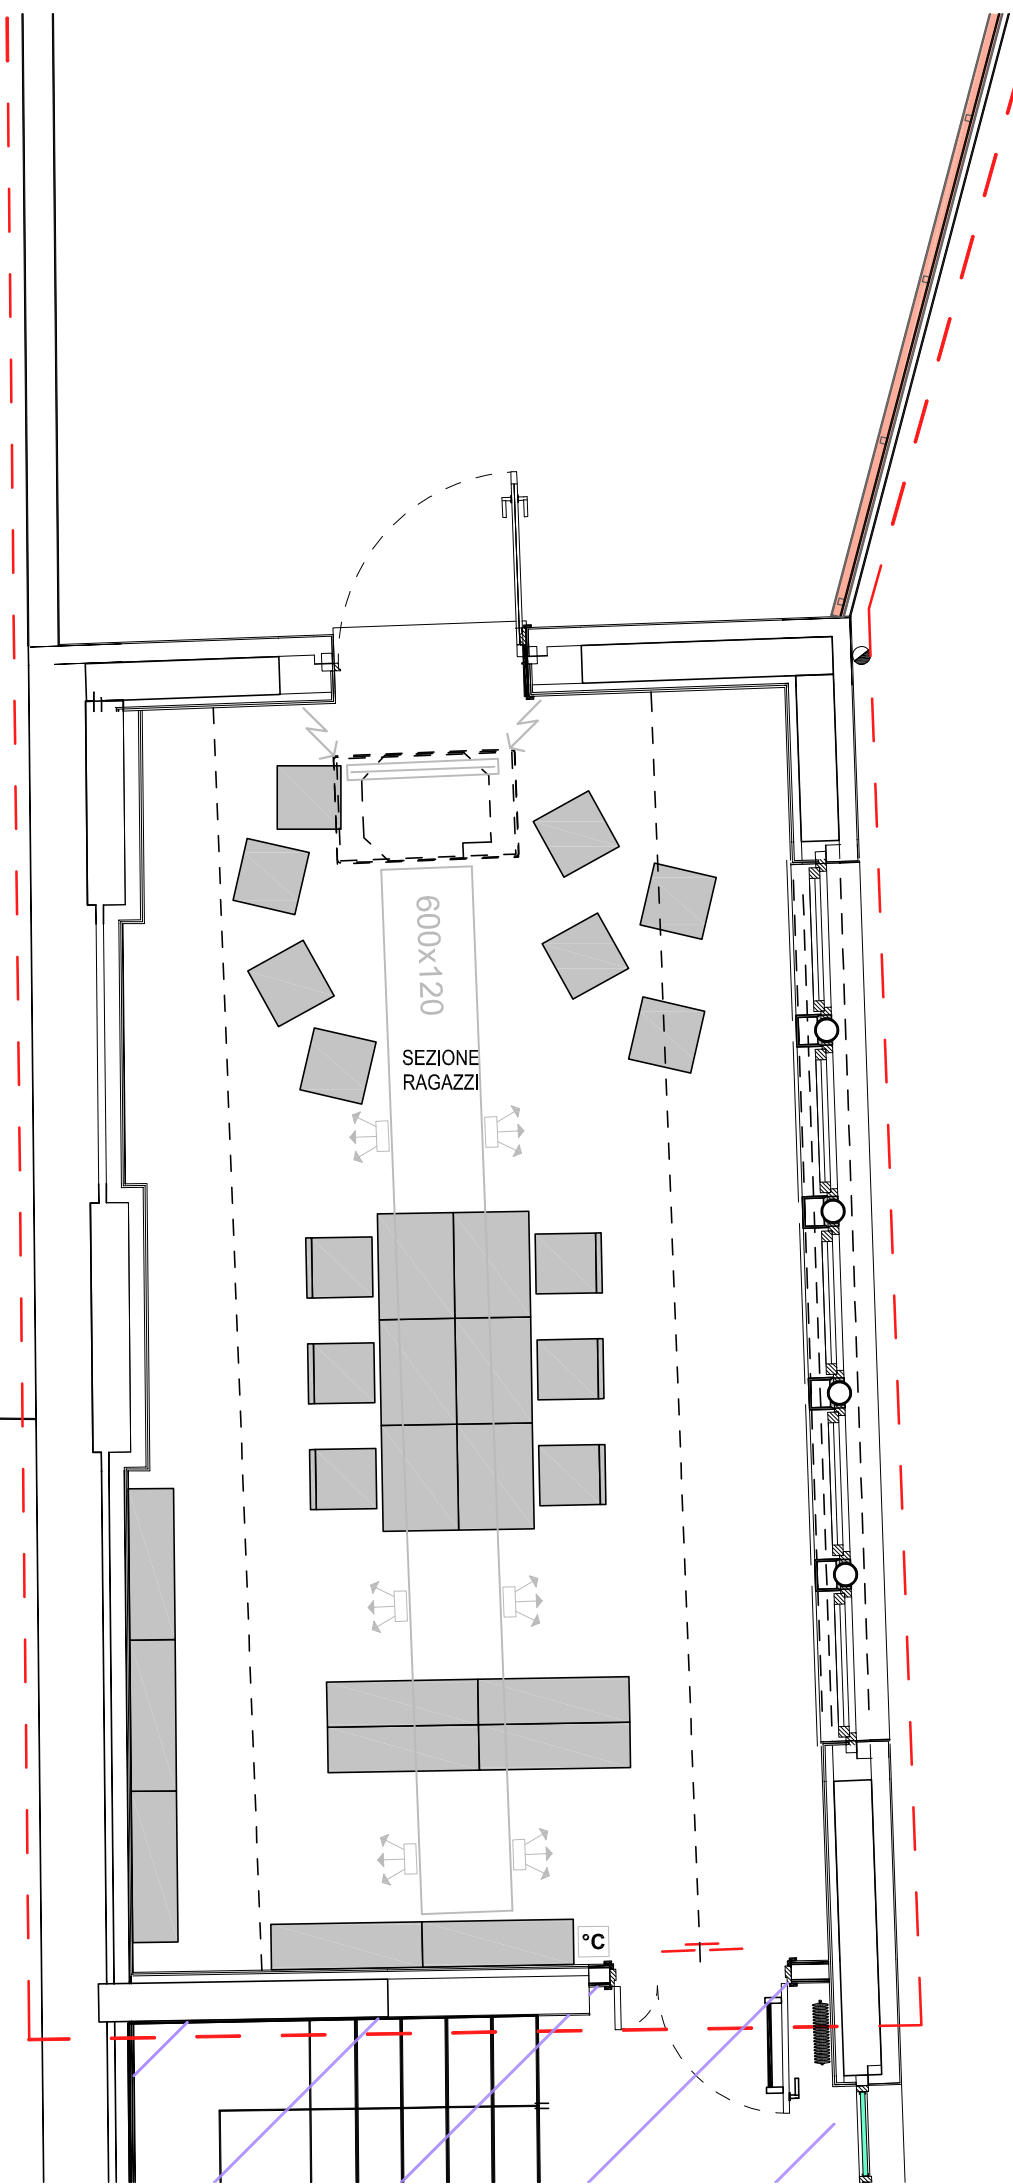

PROGETTO : ESECUTIVO

LAVORI DI RISTRUTTURAZIONE DELL' EX MUNICIPIO, PER LA REALIZZAZIONE DELLA BIBLIOTECA COMUNALE E DI SALE CIVICHE.

3° LOTTO

ELABORATI:

IMPIANTI MECCANICI
Pianta piano Primo

PROGETTO ARCHITETTONICO
COORDINATORE DELLA SICUREZZA IN FASE PROGETTUALE

GEOM. IVO FACHIN
VIA CICOGNA 33 - 33100 UDINE

PROGETTO IMPIANTI



dott. ing. Pierluigi Da Col
STUDIO ENERGIE srl
Ingegneria Energetica ed Impiantistica
33100 Udine • viale Duodo, 74 • tel 0432.530561
studioenergie@libero.it • studioenergie@legalmail.it

RESPONSABILE UNICO DEL PROCEDIMENTO
GEOM. GIANNI REGENI

IL DIRETTORE DEI LAVORI

scala :
1:50

cod. file :

data emissione :
DICEMBRE 2020

REV.	DATA	DESCRIZIONE

REGIONE AUTONOMA
FRIULI VENEZIA
GIULIA
PROVINCIA DI UDINE

COMUNE di TALMASSONS



TAVOLA

IM.3